




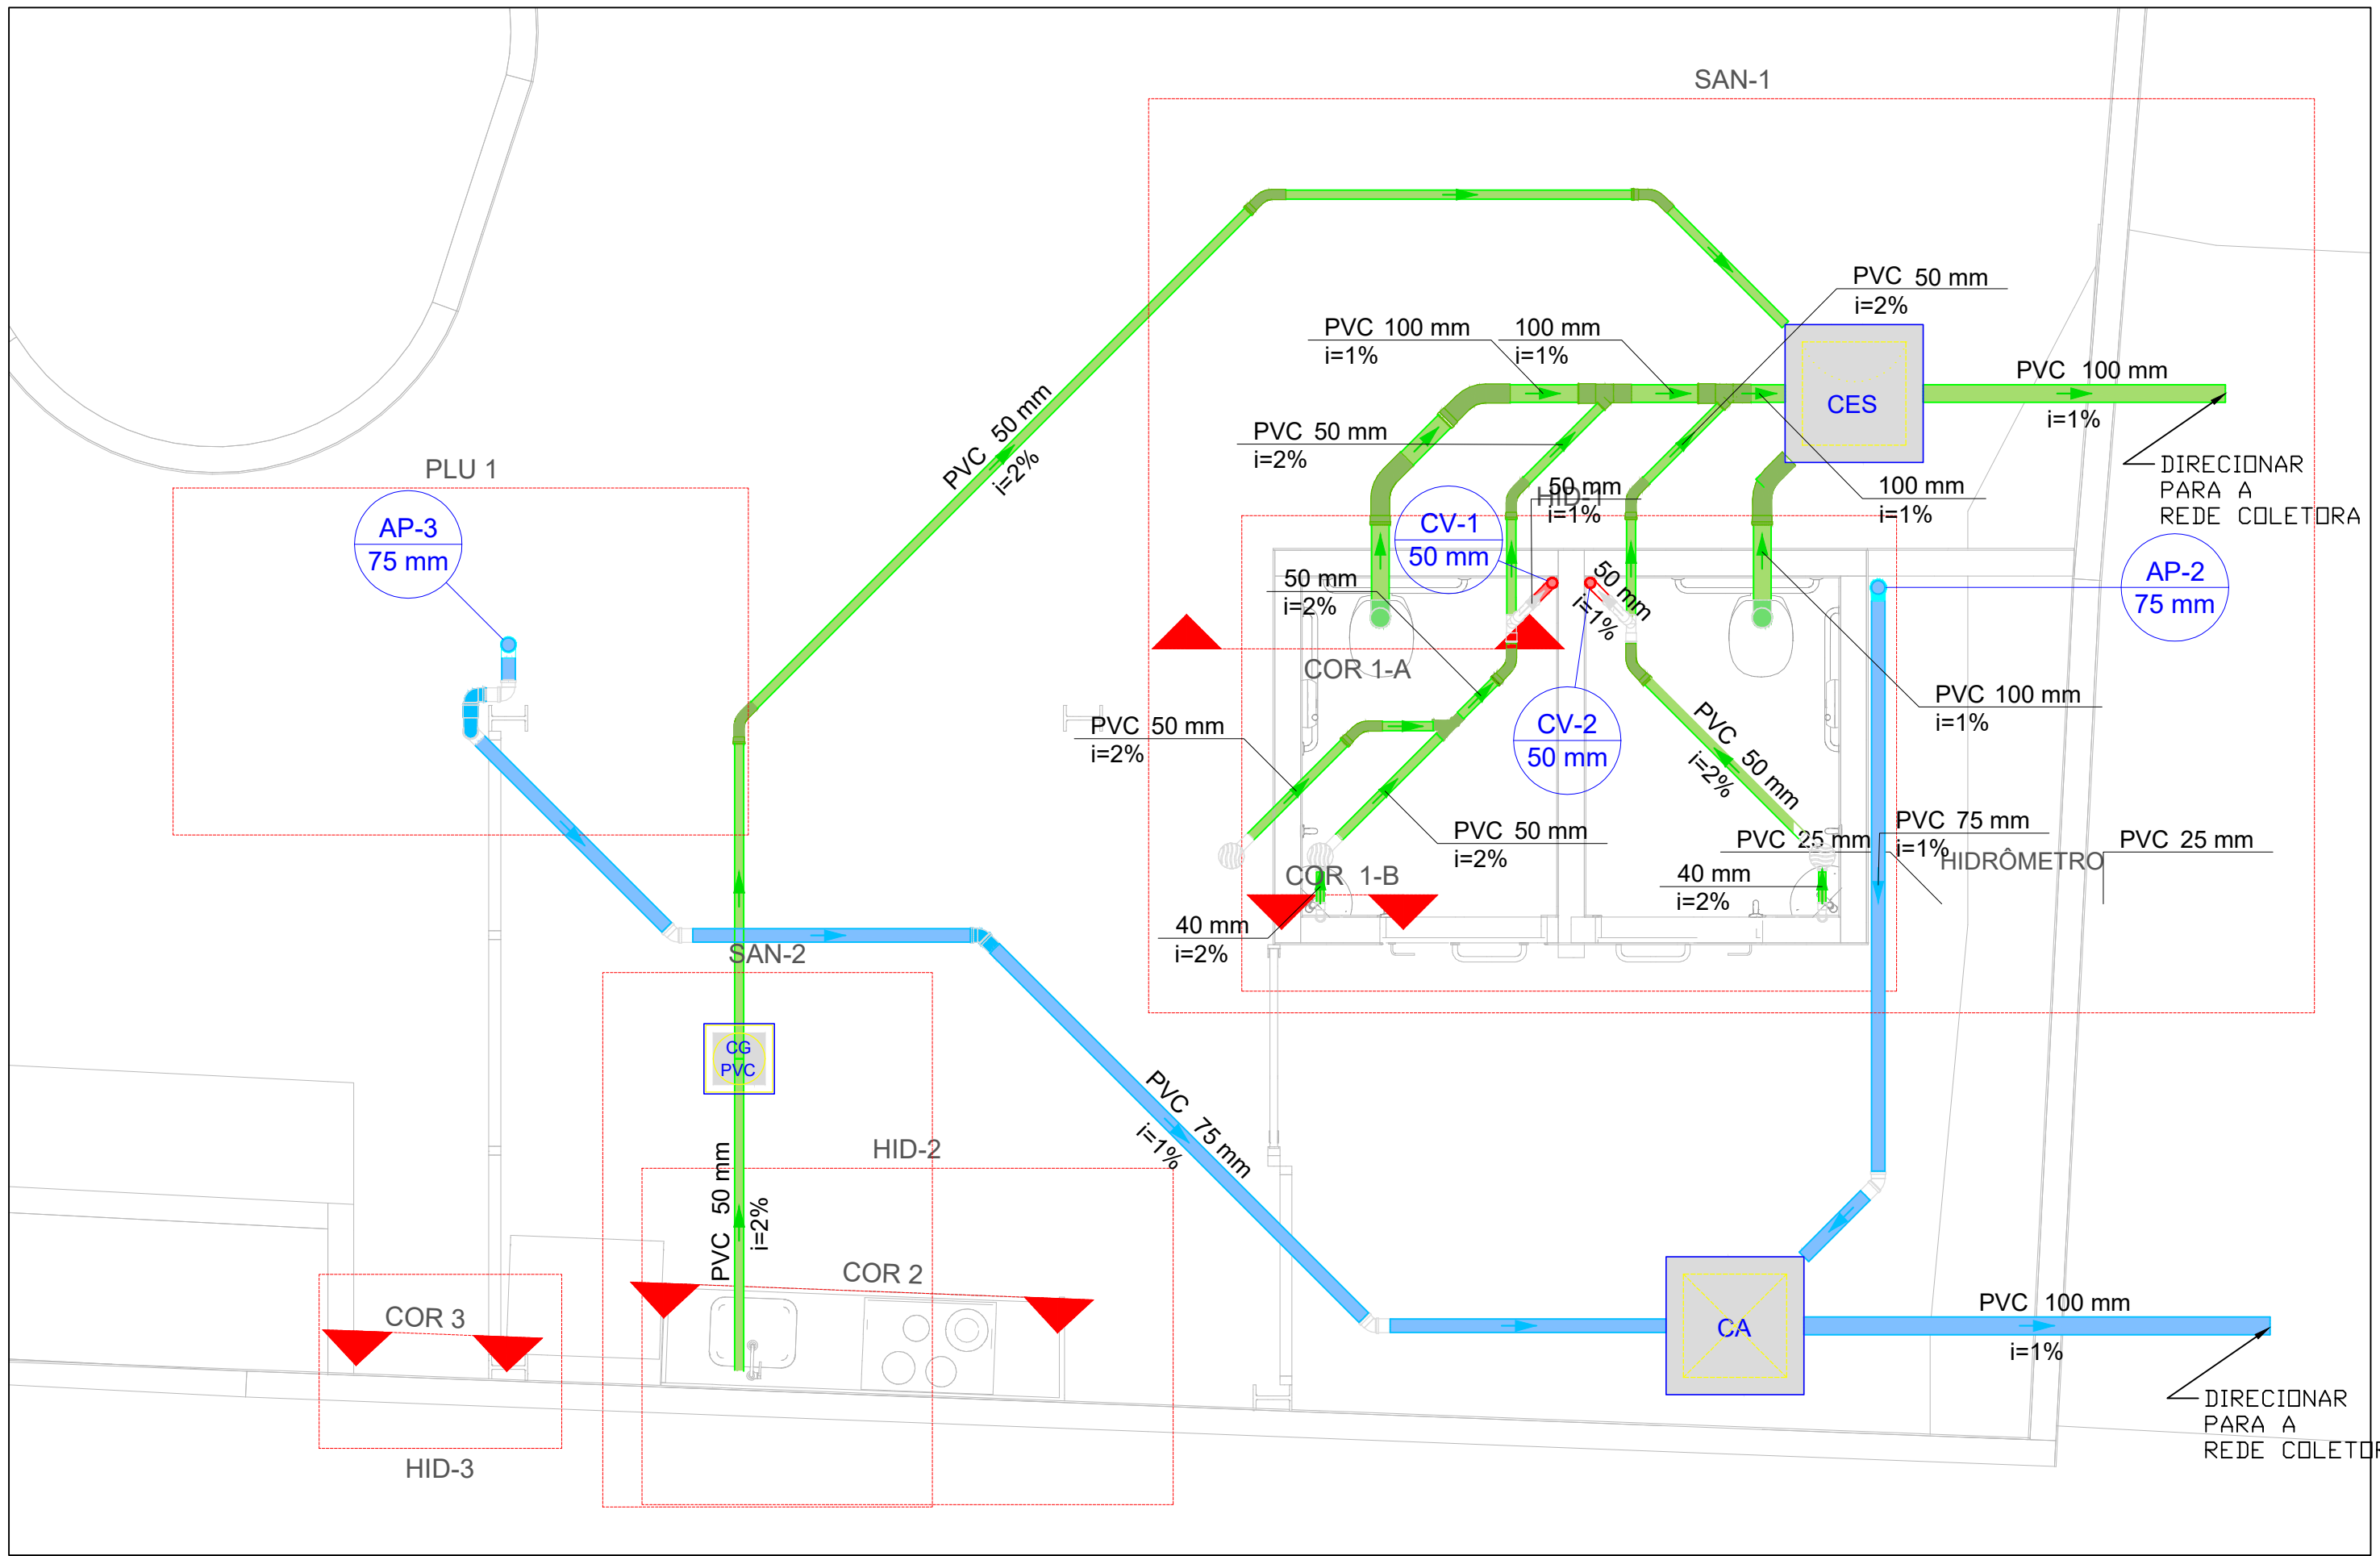

PLANTA BAIXA INSTALAÇÕES SANITÁRIAS PAV. TÉRREO
ESCALA 1:50
Nível de referência : +15cm

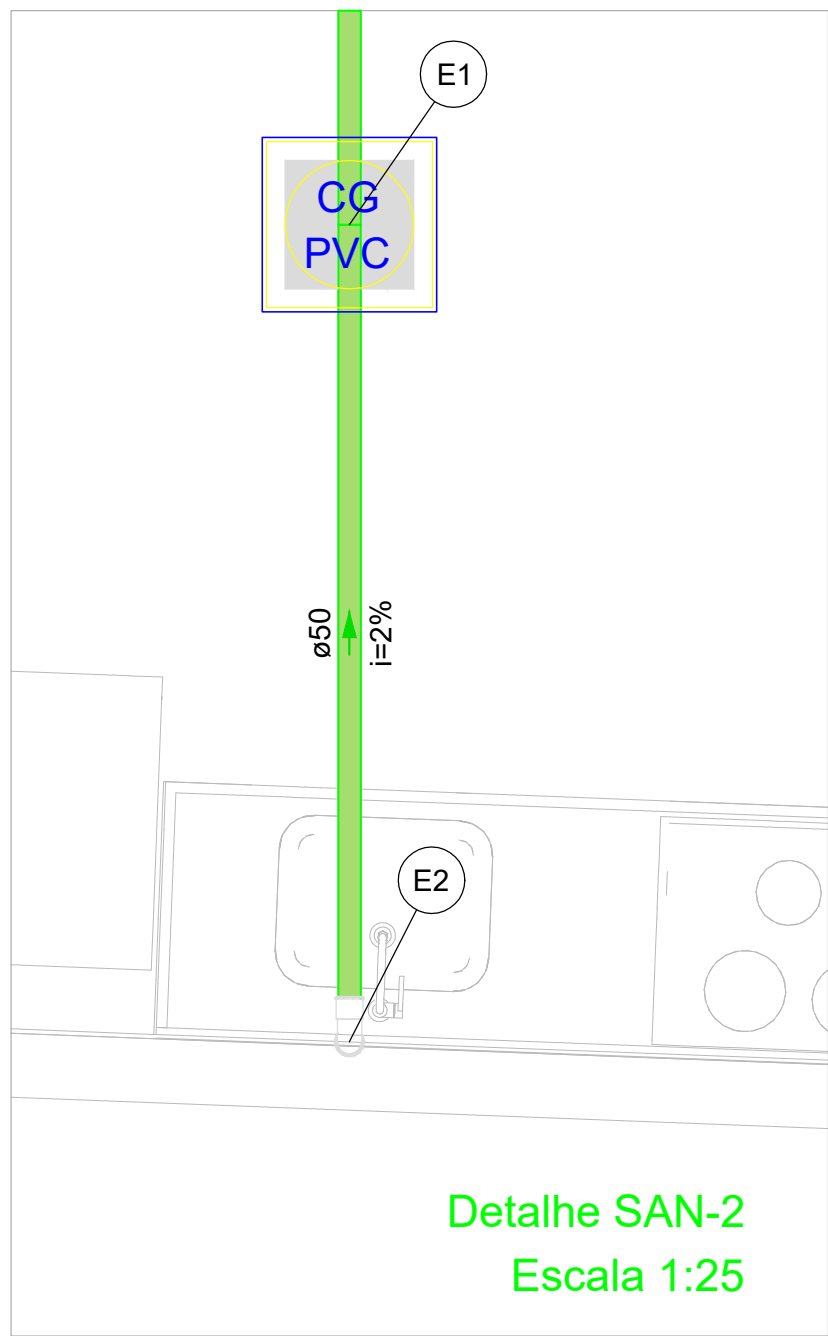


Detalhe SAN-2
Escala 1:25

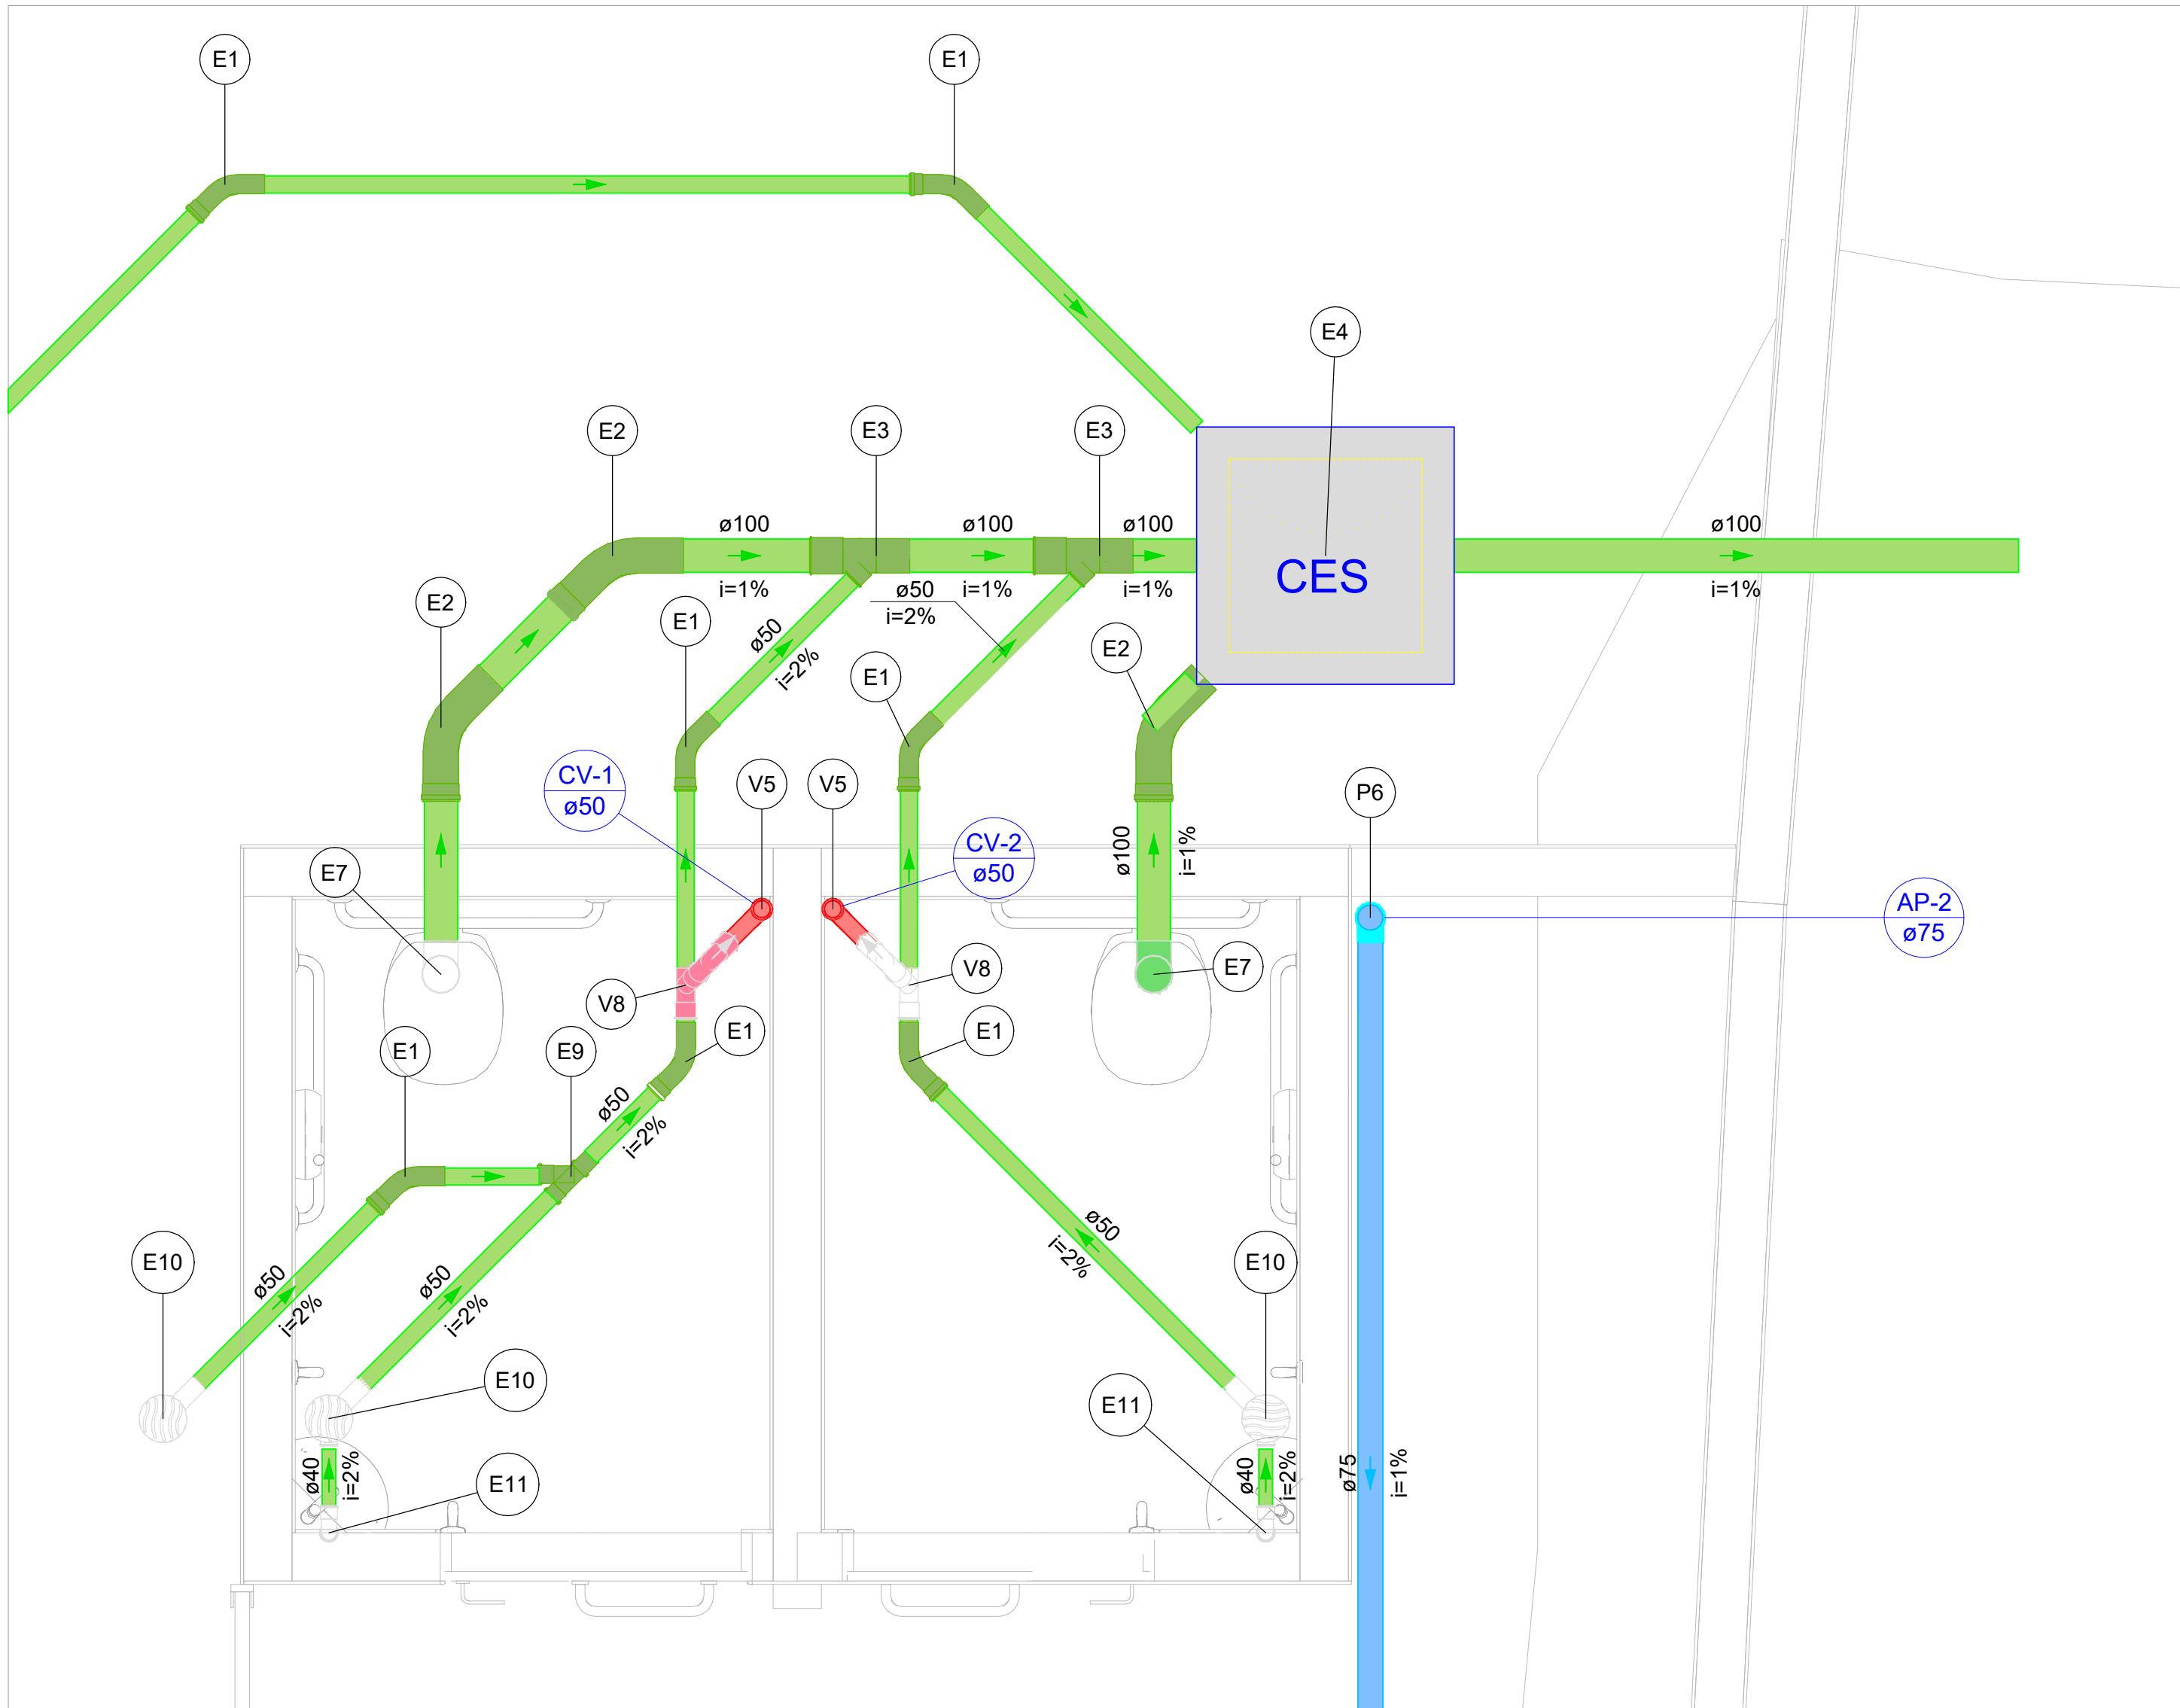


Detalhe SAN-1
Escala 1:25

Lista de materiais - Térreo	
Esgoto	
Caixas de Passagem	
Caixa de gordura PVC CG 30 cm	1 pç
Caixa de inspeção de esgoto sifonada CES- 60x60 cm	1 pç
PVC Acessórios	
Caixa sifonada 150x150x50	3 pç
Sifão de copo p/ pia e lavatório 1" - 1.1/2"	2 pç
1" - 2"	1 pç
Valvula p/ lavatório e tanque 1"	2 pç
Valvula p/ pia 1"	1 pç
PVC Esgoto	
Curva 45 longa 100 mm	3 pç
50 mm	8 pç
Curva 90 curta 40 mm	2 pç
Joelho 90 100 mm	2 pç
50 mm	1 pç
Joelho 90 c/anel p/ esgoto secundário 40 mm - 1.1/2"	2 pç
Junção simples 100 mm - 50 mm	2 pç
50 mm - 50 mm	1 pç
Tubo PVC ponta-bolsa c/ virola 100 mm - 4"	5.1 m
Tubo rígido c/ ponta lisa 100 mm - 4"	0.1 m
40 mm	1.76 m
50 mm - 2"	17.96 m
Pluvial	
Caixas de Passagem	
Caixa de areia pluvial sem grelha CA- 60x60cm	1 pç
PVC Esgoto	
Curva 90 curta 75 mm	3 pç
Joelho 45 75 mm	4 pç
Joelho 90 75 mm	3 pç
Tubo rígido c/ ponta lisa 100 mm - 4"	2.7 m
75 mm - 3"	15.03 m
Ventilação	
PVC Esgoto	
Joelho 90 50 mm	4 pç
Tubo rígido c/ ponta lisa 50 mm - 2"	0.55 m
Tê sanitário 50 mm - 50 mm	2 pç

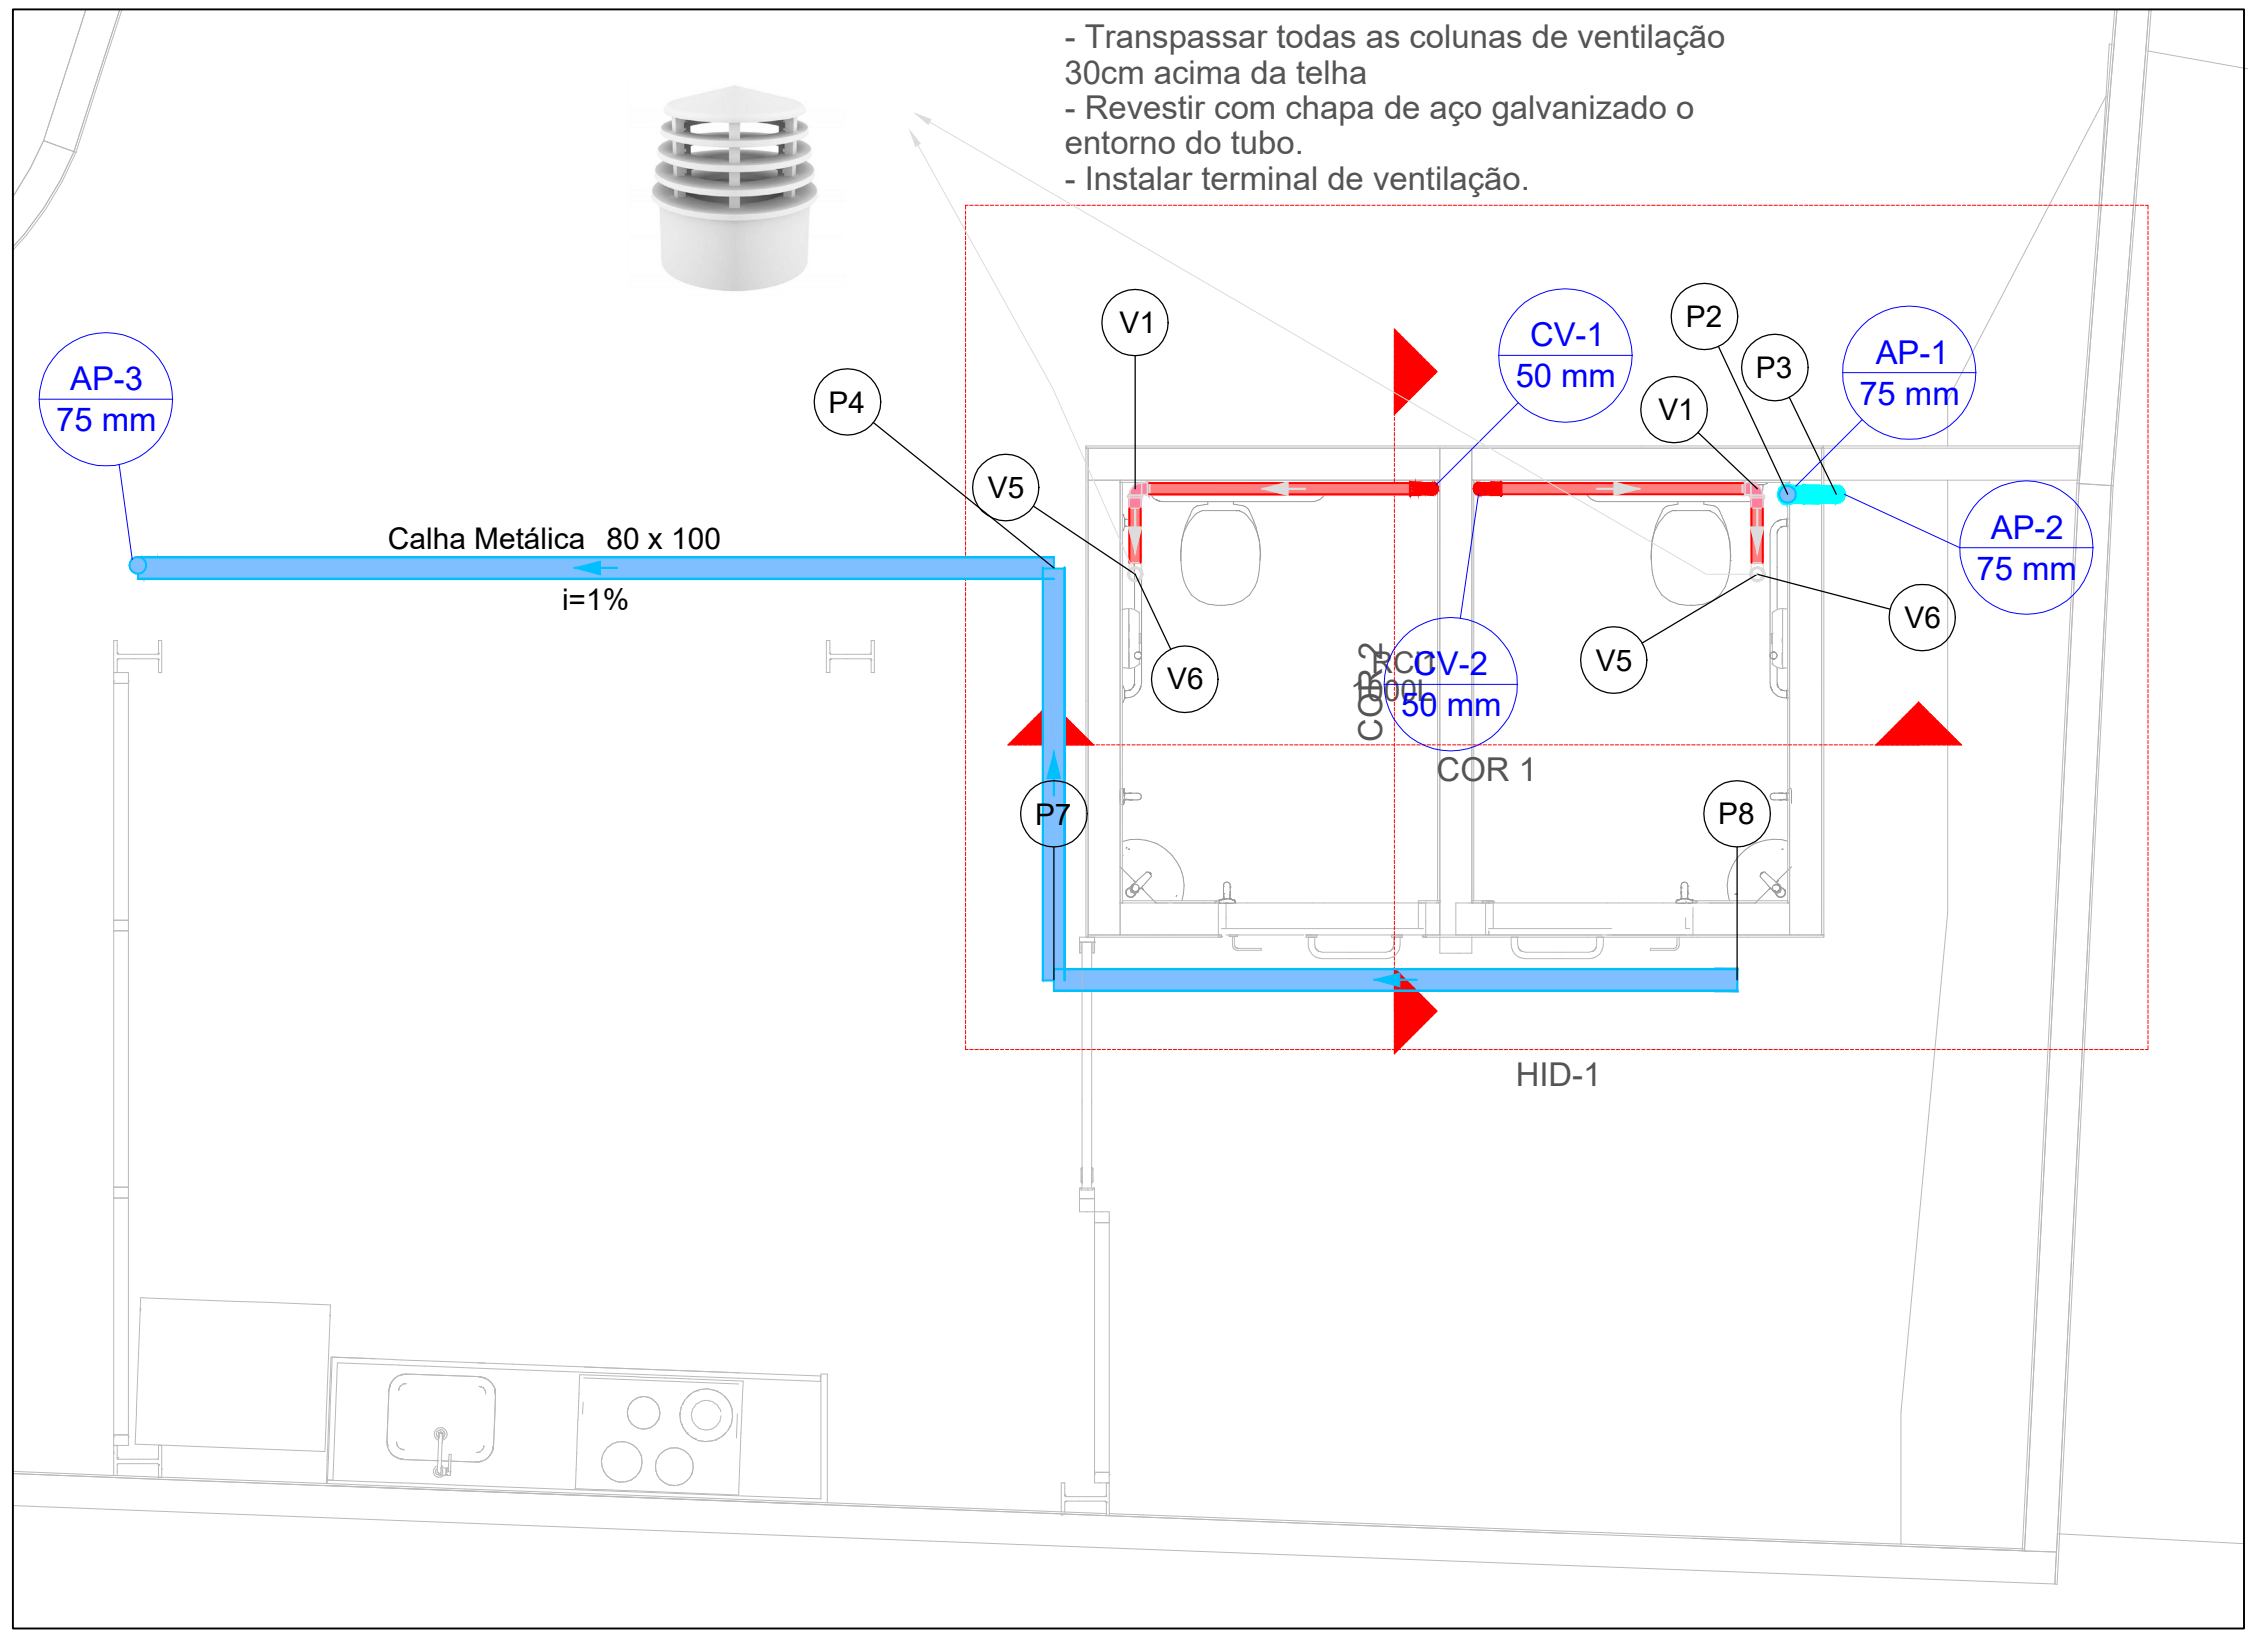

PLANTA BAIXA INSTALAÇÕES SANITÁRIAS PAV. RESERVATÓRIO
ESCALA 1:50

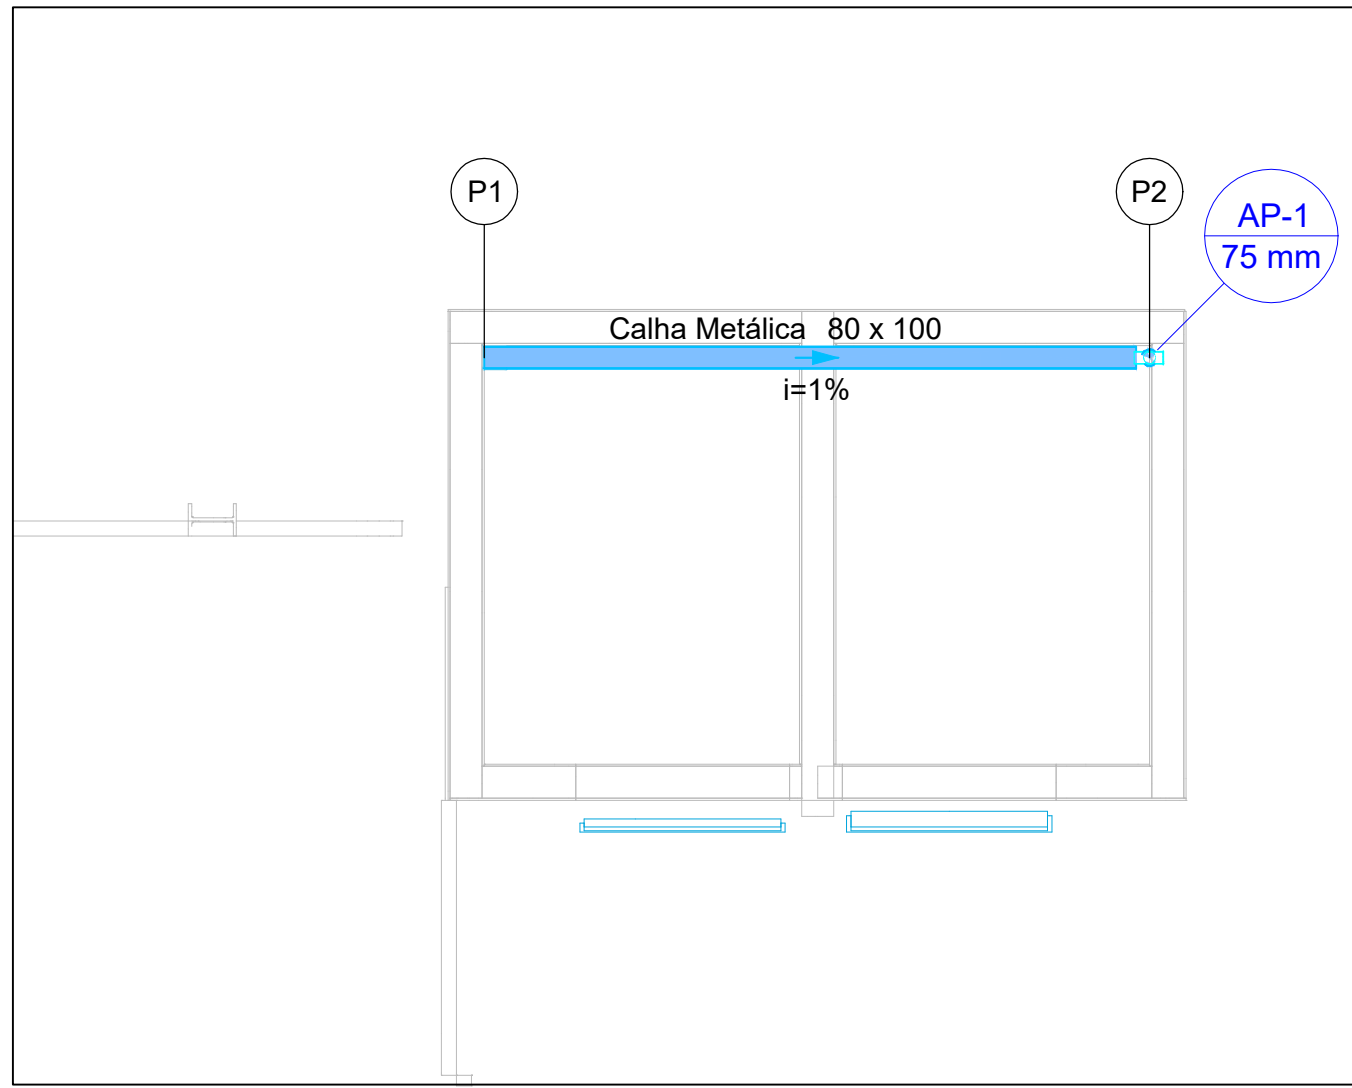

PLANTA BAIXA INSTALAÇÕES SANITÁRIAS PAV. COBERTURA
ESCALA 1:50

Legenda de peças - Laje 02	
P1	Calha metálica
	Cabeceira retangular 80 mm x 100 mm
	1 pç
P2	Calha metálica
	Adaptador para bocal semi-circular 80 mm x 100 mm
	1 pç
	Cabeceira semi-circular 75 mm
	1 pç


Lista de materiais - Laje 02	
Pluvial	
Calha metálica	
Adaptador para bocal semi-circular 75 mm x 75 mm	1 pç
Cabeceira retangular 80 mm x 100 mm	1 pç
Cabeceira semi-circular 75 mm	1 pç
Calha retangular 80 mm x 100 mm	3.11 m
PVC Esgoto	
Tubo rígido c/ ponta lisa 75 mm - 3"	0.24 m

Lista de materiais - Cobertura	
Pluvial	
Calha metálica	
Cabeceira retangular 80 mm x 100 mm	1 pç
Calha retangular 80 mm x 100 mm	9.41 m
Esquadro externo retangular 80 mm x 100 mm	2 pç
PVC Esgoto	
Curva 90 curta 75 mm	2 pç
Tubo rígido c/ ponta lisa 75 mm - 3"	4.25 m
Ventilação	
PVC Esgoto	
Joelho 90 50 mm	4 pç
Terminal de ventilação 50 mm	2 pç
Tubo rígido c/ ponta lisa 50 mm - 2"	12.9 m

Legenda de peças - Cobertura	
P2	PVC Esgoto
	Curva 90 curta 75 mm
	1 pç
P3	PVC Esgoto
	Curva 90 curta 75 mm
	1 pç
P4	Calha metálica
	Esquadro externo retangular 80 mm x 100 mm
	1 pç
P7	Calha metálica
	Esquadro externo retangular 80 mm x 100 mm
	1 pç
P8	Calha metálica
	Cabeceira retangular 80 mm x 100 mm
	1 pç
V1	PVC Esgoto
	Joelho 90 50 mm
	1 pç
V5	PVC Esgoto
	Joelho 90 50 mm
	1 pç
V6	PVC Esgoto
	Terminal de ventilação 50 mm
	1 pç

Legenda detalhada - Térreo	
CA	Caixa Sifonada
	PVC Acessórios
	Caixa sifonada 150x150x50
	1 pç
	Caixa de areia pluvial simples
	Caixas de Passagem
	Caixa de gordura PVC CA- 60x60cm
	1 pç
CES	Caixas Inspeção Esgoto Sifonada
	Caixas de Passagem
	Caixa de inspeção de esgoto sifonada CES- 60x60 cm
	1 pç
CG	Caixas de Gordura
	Caixas de Passagem
	Caixa de gordura PVC CG 30 cm
	1 pç
	Curva 45 Longa para Esgoto Sanitário
	PVC Esgoto
	Curva 45 longa 100 mm
	1 pç
	Curva 90 curta- coluna
	PVC Esgoto
	Curva 90 curta 75 mm
	1 pç
	Joelho 45
	PVC Esgoto
	Joelho 45 75 mm
	1 pç
	Joelho 90
	PVC Esgoto
	Joelho 90 75 mm
	1 pç
	Joelho 90- coluna
	PVC Esgoto
	Joelho 90 50 mm
	1 pç
	Joelho 90- desce
	PVC Esgoto
	Joelho 90 75 mm
	1 pç
	Junção simples
	PVC Esgoto
	Junção simples 100 mm - 50 mm
	1 pç
	Lavatório Residencial com sifão
	PVC Acessórios
	Sifão de copo p/ pia e lavatório 1" - 1.1/2"
	1 pç
	Valvula p/ lavatório e tanque 1"
	1 pç
	PVC Esgoto
	Curva 90 curta 40 mm
	1 pç
	Joelho 90 c/anel p/ esgoto secundário 40 mm - 1.1/2"
	1 pç
	Tubo rígido c/ ponta lisa 40 mm
	0.6m
	Pia de Cozinha Residencial com Sifão 50mm
	PVC Acessórios
	Sifão de copo p/ pia e lavatório 1" - 2"
	1 pç
	Valvula p/ pia 1"
	1 pç
	PVC Esgoto
	Joelho 90 50 mm
	2 pç
	Tubo rígido c/ ponta lisa 50 mm - 2"
	0.6m
	Ramais de Ventilação
	PVC Esgoto
	Joelho 90 50 mm
	1 pç
	Tê sanitário 50 mm - 50 mm
	1 pç
	Vaso Sanitário c/ J90°
	PVC Esgoto
	Joelho 90 100 mm
	1 pç

Legenda de condutos - Piso	
Esgoto (Piso)	
Pluvial	
Ventilação	

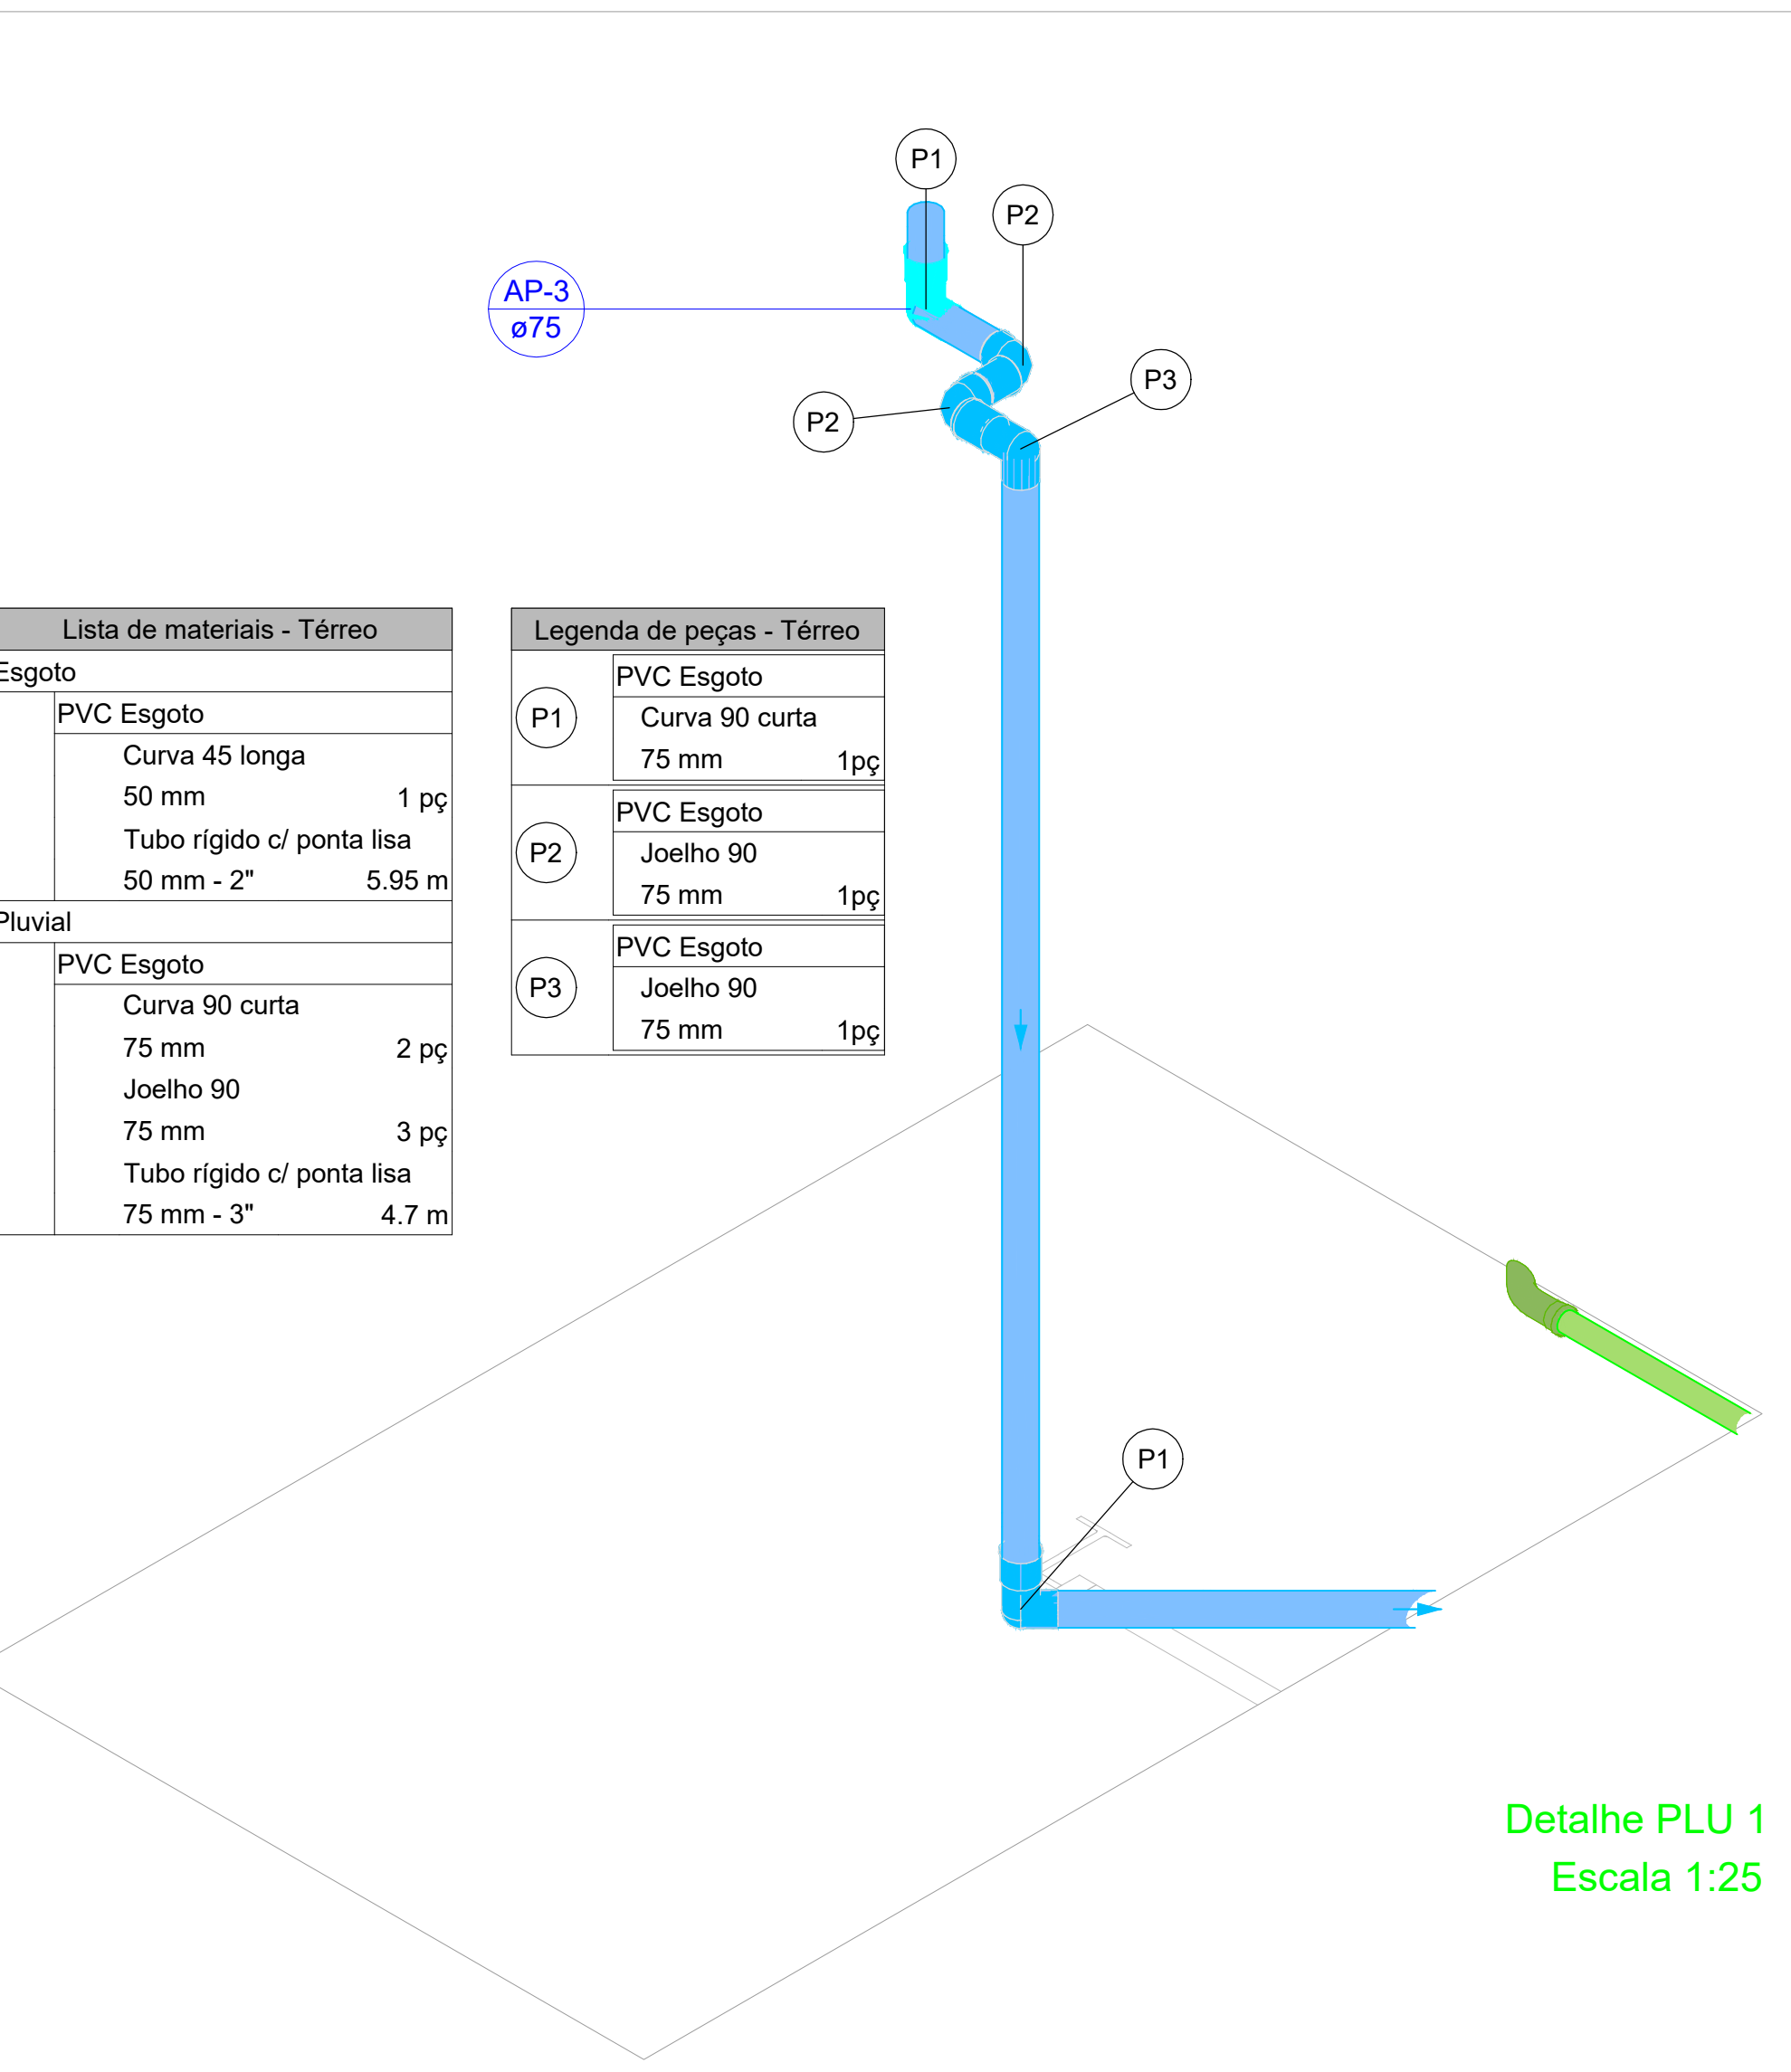

Detalhe PLU 1
Escala 1:25

PROJETO HIDROSSANITÁRIO

ASSUNTO: PROJETO HIDROSSANITÁRIO - PRAÇA BUENO BRANDÃO

TIPO DA OBRA: PRAÇA BUENO BRANDÃO

ENDEREÇO: RUA SEN. JÚLIO BRANDÃO, OURO FINO-MG, 37.570-000

PRÓPRIETÁRIO: MUNICÍPIO DE OURO FINO - MG
CNPJ: 18.671.271/0001-34



AUTOR DO PROJETO: THIAGO ANTONIO LAVRATI
ENG. CIVIL CREA-MT 031348

PRANCHAS: 01/03

DATA: Julho/2023

ESCALA: INDICADA

REVISÃO: 00

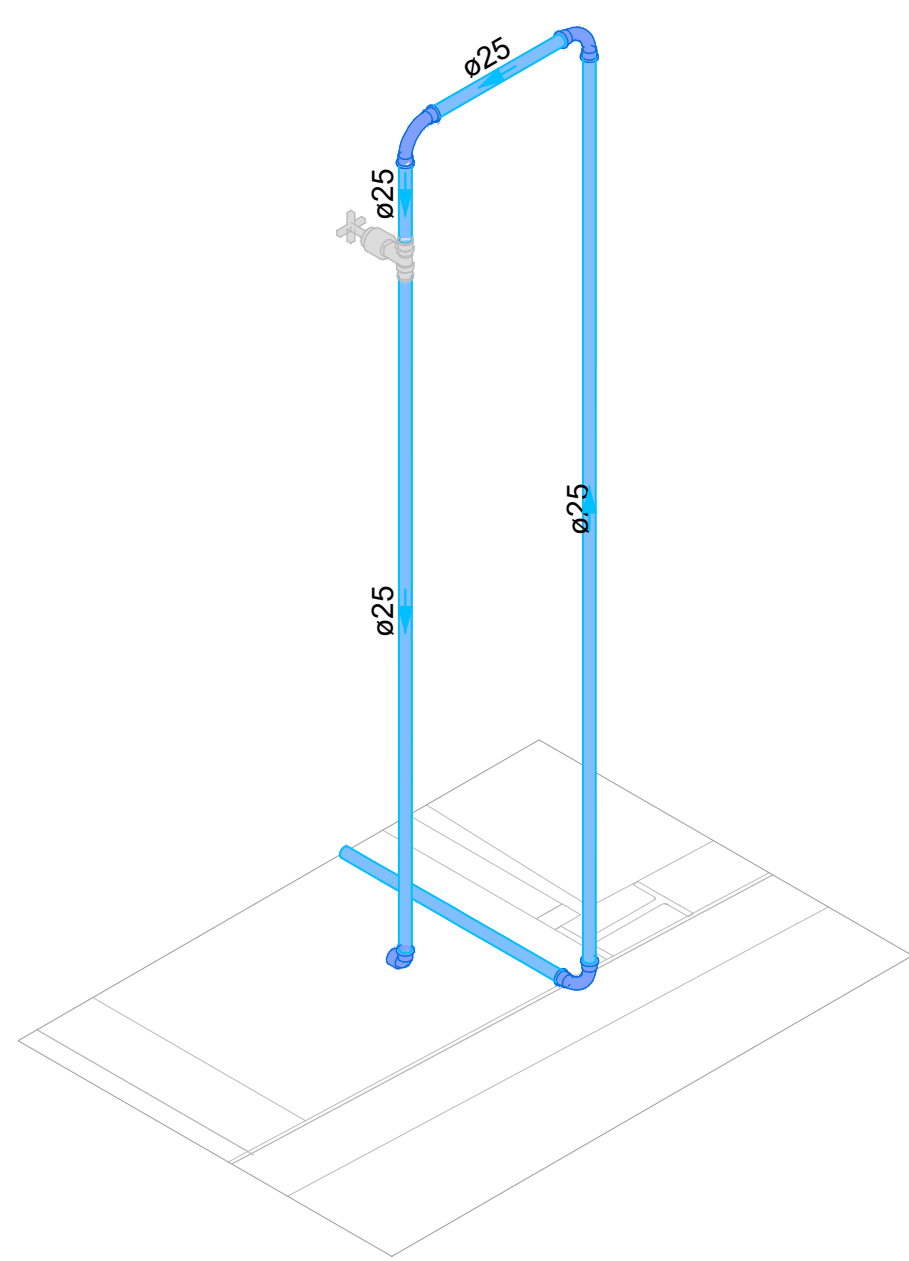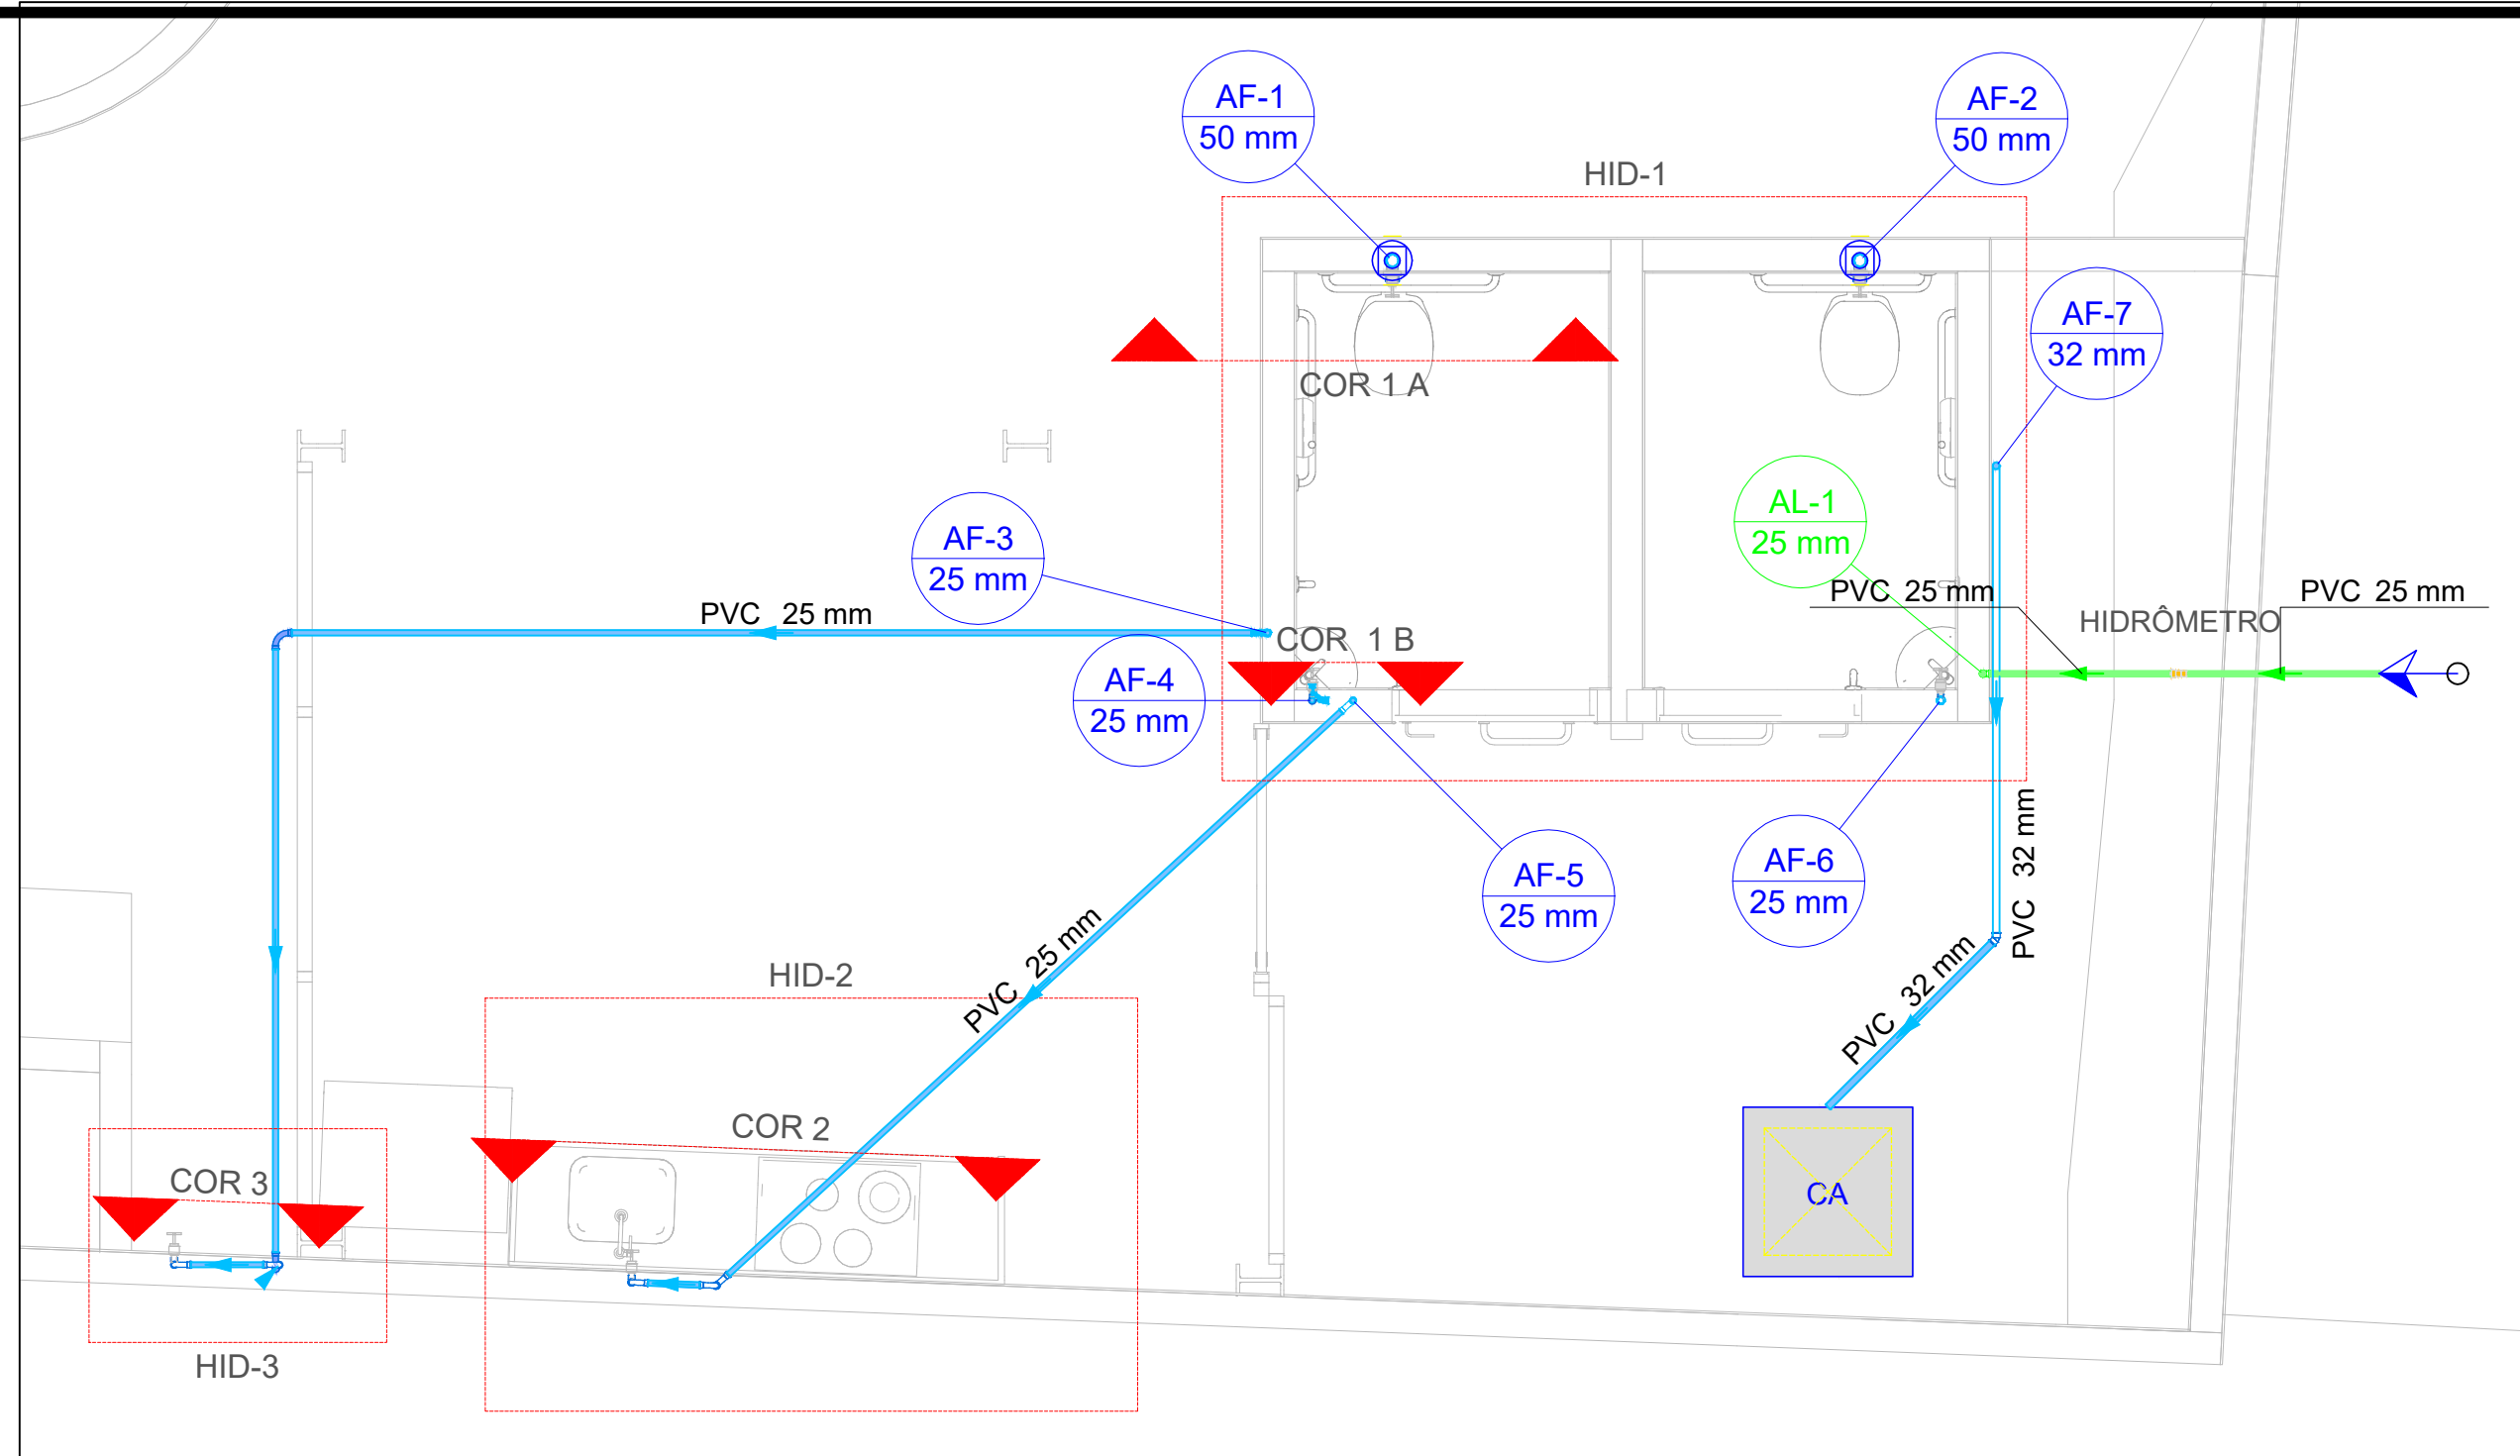


Lista de materiais - Térreo	
Água fria	
Aparelho	
Torneira de Jardim	1 pc
Metals	
Registro de gaveta c/ canopla cromada 3/4"	1 pc
PVC rígido soldável	
Adapt sold.curto c/bolsa-rosca p registro 25 mm - 3/4"	2 pc
Curva 90 soldável 25 mm	3 pc
Tubos 25 mm	7.4 m
PVC soldável azul c/ bucha latão	
Joelho 90° soldável com bucha de latão 25 mm - 3/4"	1 pc

Detalhe HID-3
Escala 1:25

Lista de materiais - Térreo	
Alimentação	
Metals	
Registro de esfera 3/4"	1 pc
Registro esfera borboleta bruto PVC 3/4"	1 pc
PVC misto soldável	
Colar de tomada em PVC 3/4"	1 pc
Joelho 90 soldável c/ rosca 25 mm - 3/4"	4 pc
PVC rígido roscável	
Tubos 3/4"	0.28 m
PVC rígido soldável	
Adapt sold.curto c/bolsa-rosca p registro 25 mm - 3/4"	2 pc
Joelho 90° soldável 25 mm	2 pc
Tubos 25 mm	2.3 m
Água fria	
Aparelho	
Torneira de Jardim 25 mm x 3/4"	1 pc
Torneira de Pia de Cozinha 25mm - 3/4"	1 pc
Torneira de lavatório 25 mm - 1/2"	2 pc
Vaso Sanitário p/ Válvula de Descarga de 1 1/2"	2 pc
Metals	
Registro de gaveta c/ canopla cromada 1.1/2"	2 pc
3/4"	4 pc
Válvula de descarga baixa pressão 1.1/2"	2 pc
PVC Acessórios	
Bolsa de ligação p/ vaso sanitário 1.1/2"	2 pc
Engate flexível plástico 1/2 - 30cm	2 pc
Tubo de descarga VDE. 38 mm	2 pc
Tubo de ligação latão cromado c/ canopla p/ vaso Sa. 38 mm	2 pc
PVC rígido soldável	
Adapt sold.curto c/bolsa-rosca p registro 25 mm - 3/4"	8 pc
50 mm - 1.1/2"	6 pc
Curva 90 soldável 25 mm	10 pc
Joelho 45 soldável 32 mm	1 pc
Tubos 25 mm	24.77 m
32 mm	3.31 m
50 mm	3.92 m
PVC soldável azul c/ bucha latão	
Joelho 90° soldável com bucha de latão 25 mm - 3/4"	2 pc
Joelho de redução 90° soldável com bucha de latão 25 mm - 1/2"	2 pc


PLANTA BAIXA INSTALAÇÕES HIDRÁULICAS PAV. TÉRREO
ESCALA 1:50
Nível de referência : +15cm

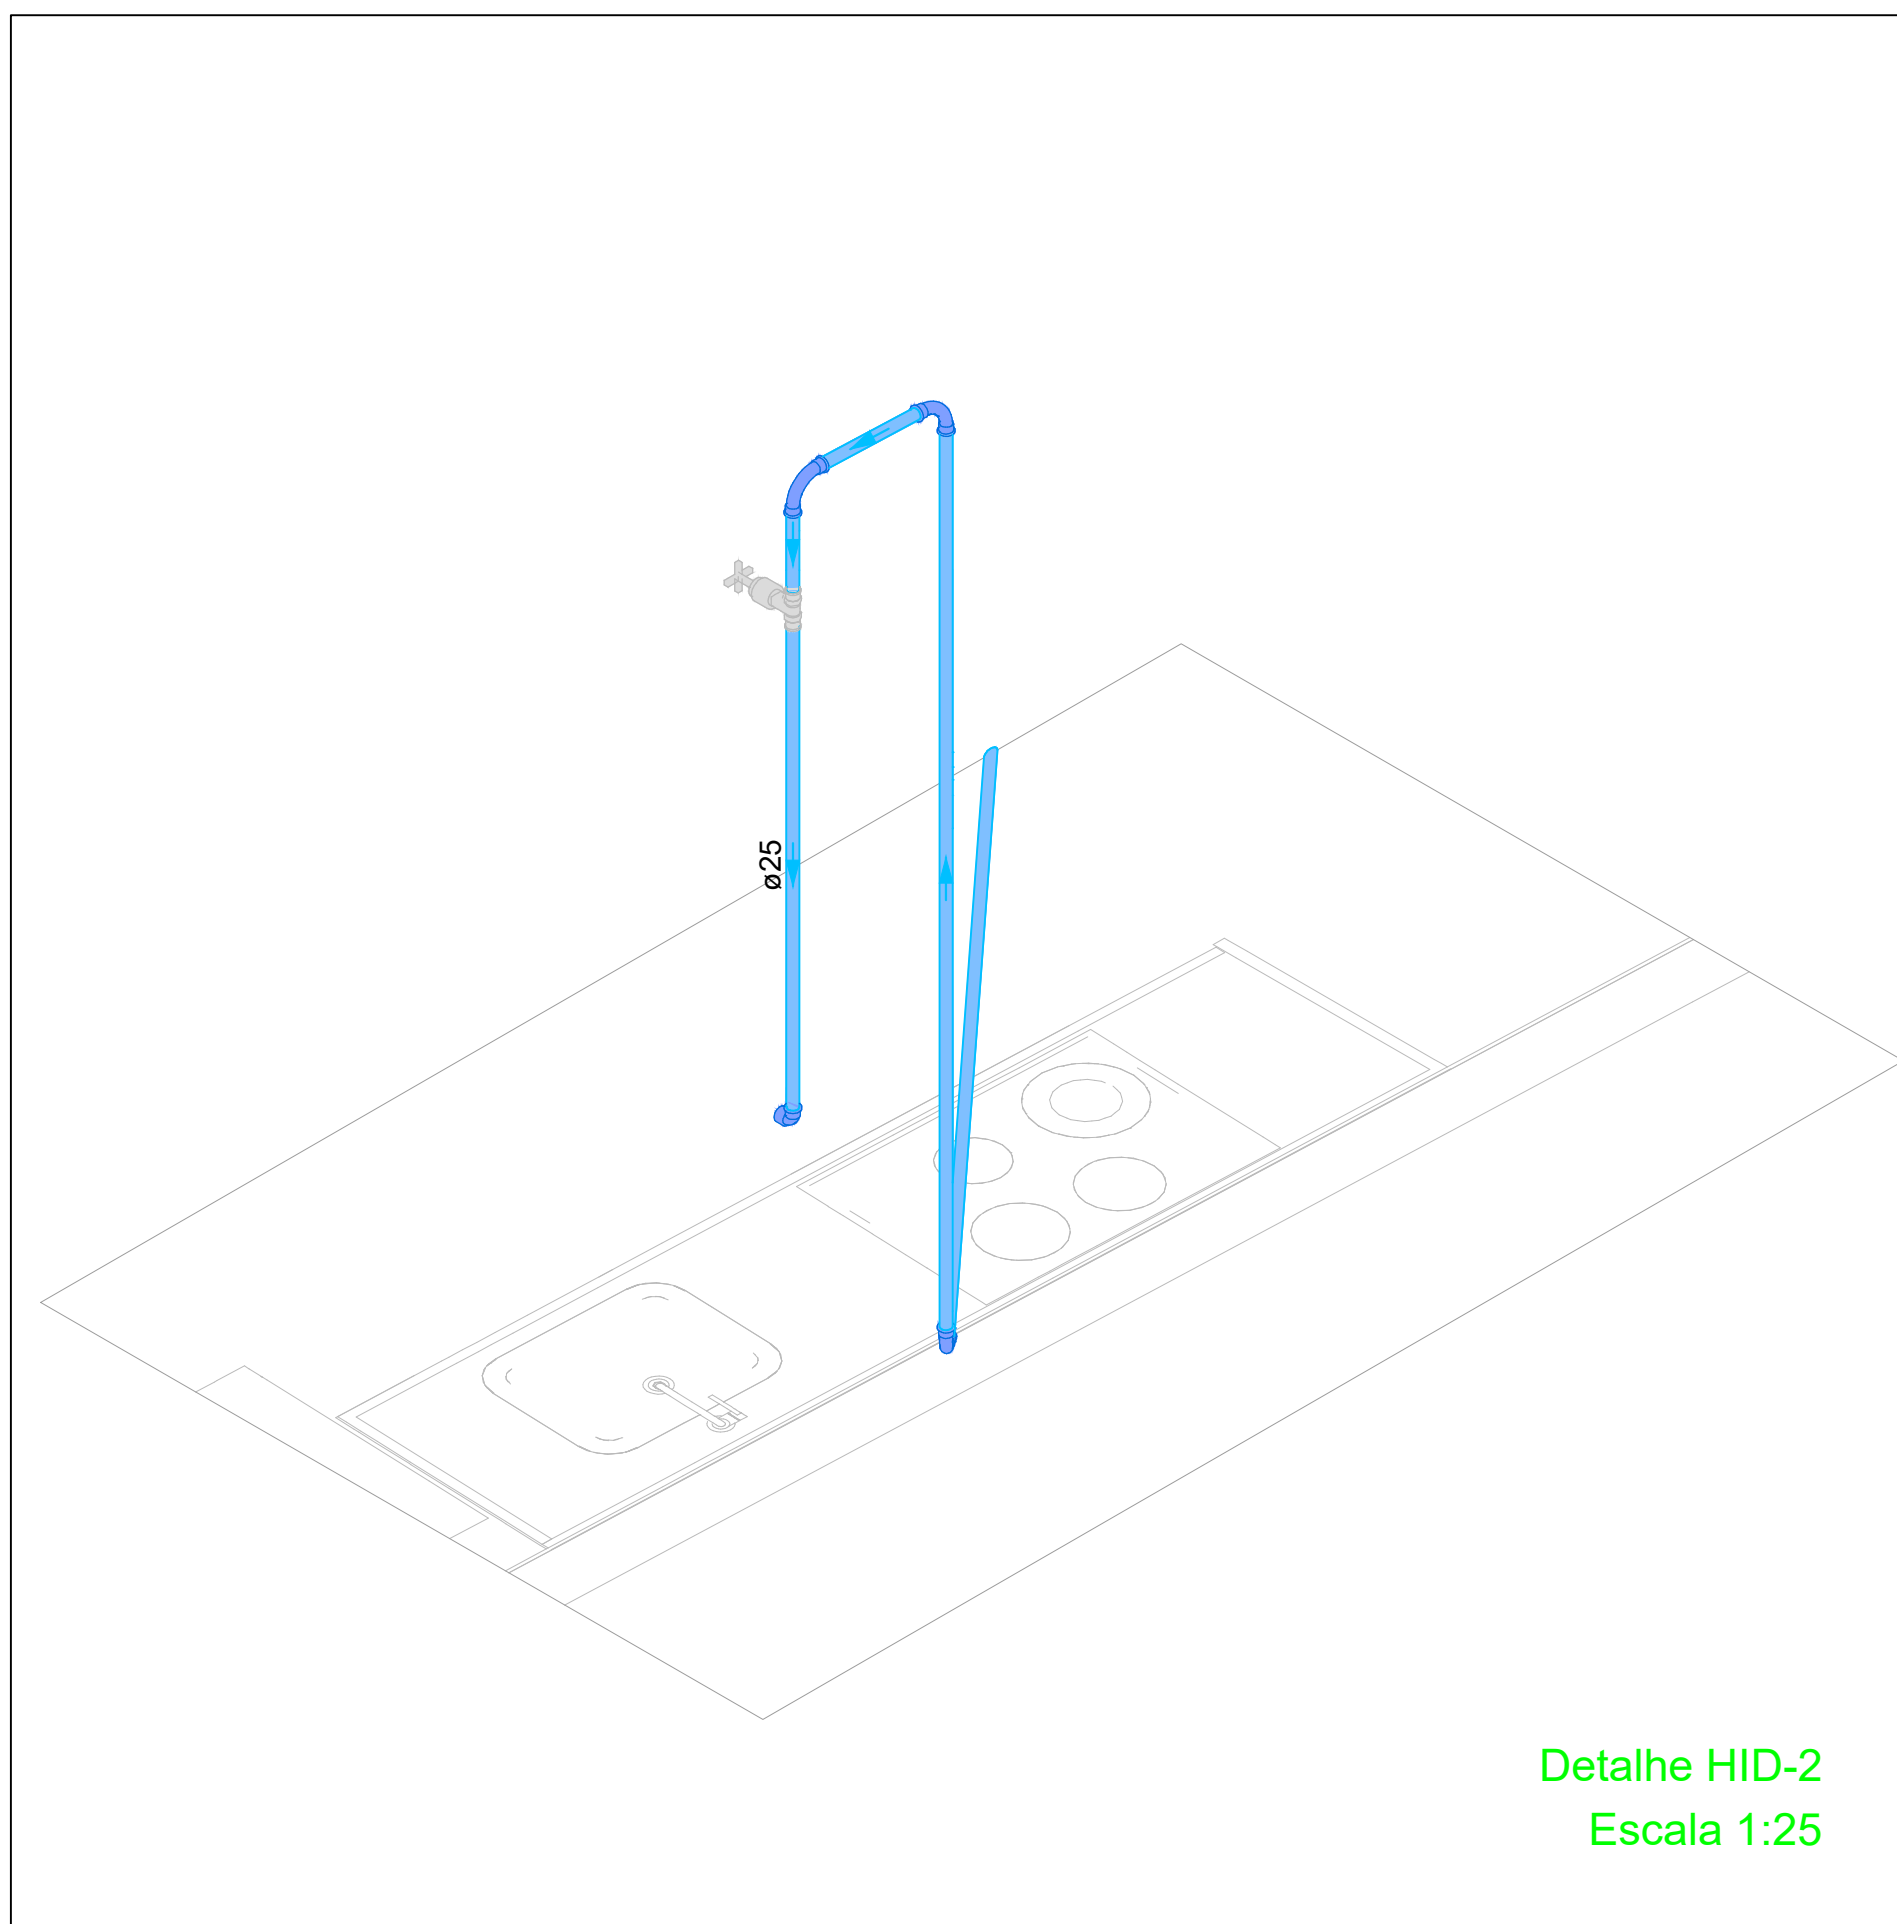

Detalhe HID-2
Escala 1:25

Lista de materiais - Térreo	
Água fria	
Aparelho	
Torneira de Pia de Cozinha 25mm - 3/4"	1 pc
Metals	
Registro de gaveta c/ canopla cromada 3/4"	1 pc
PVC rígido soldável	
Adapt sold.curto c/bolsa-rosca p registro 25 mm - 3/4"	2 pc
Curva 90 soldável 25 mm	3 pc
Tubos 25 mm	7.92 m
PVC soldável azul c/ bucha latão	
Joelho 90° soldável com bucha de latão 25 mm - 3/4"	1 pc

Detalhe HID-2
Escala 1:25

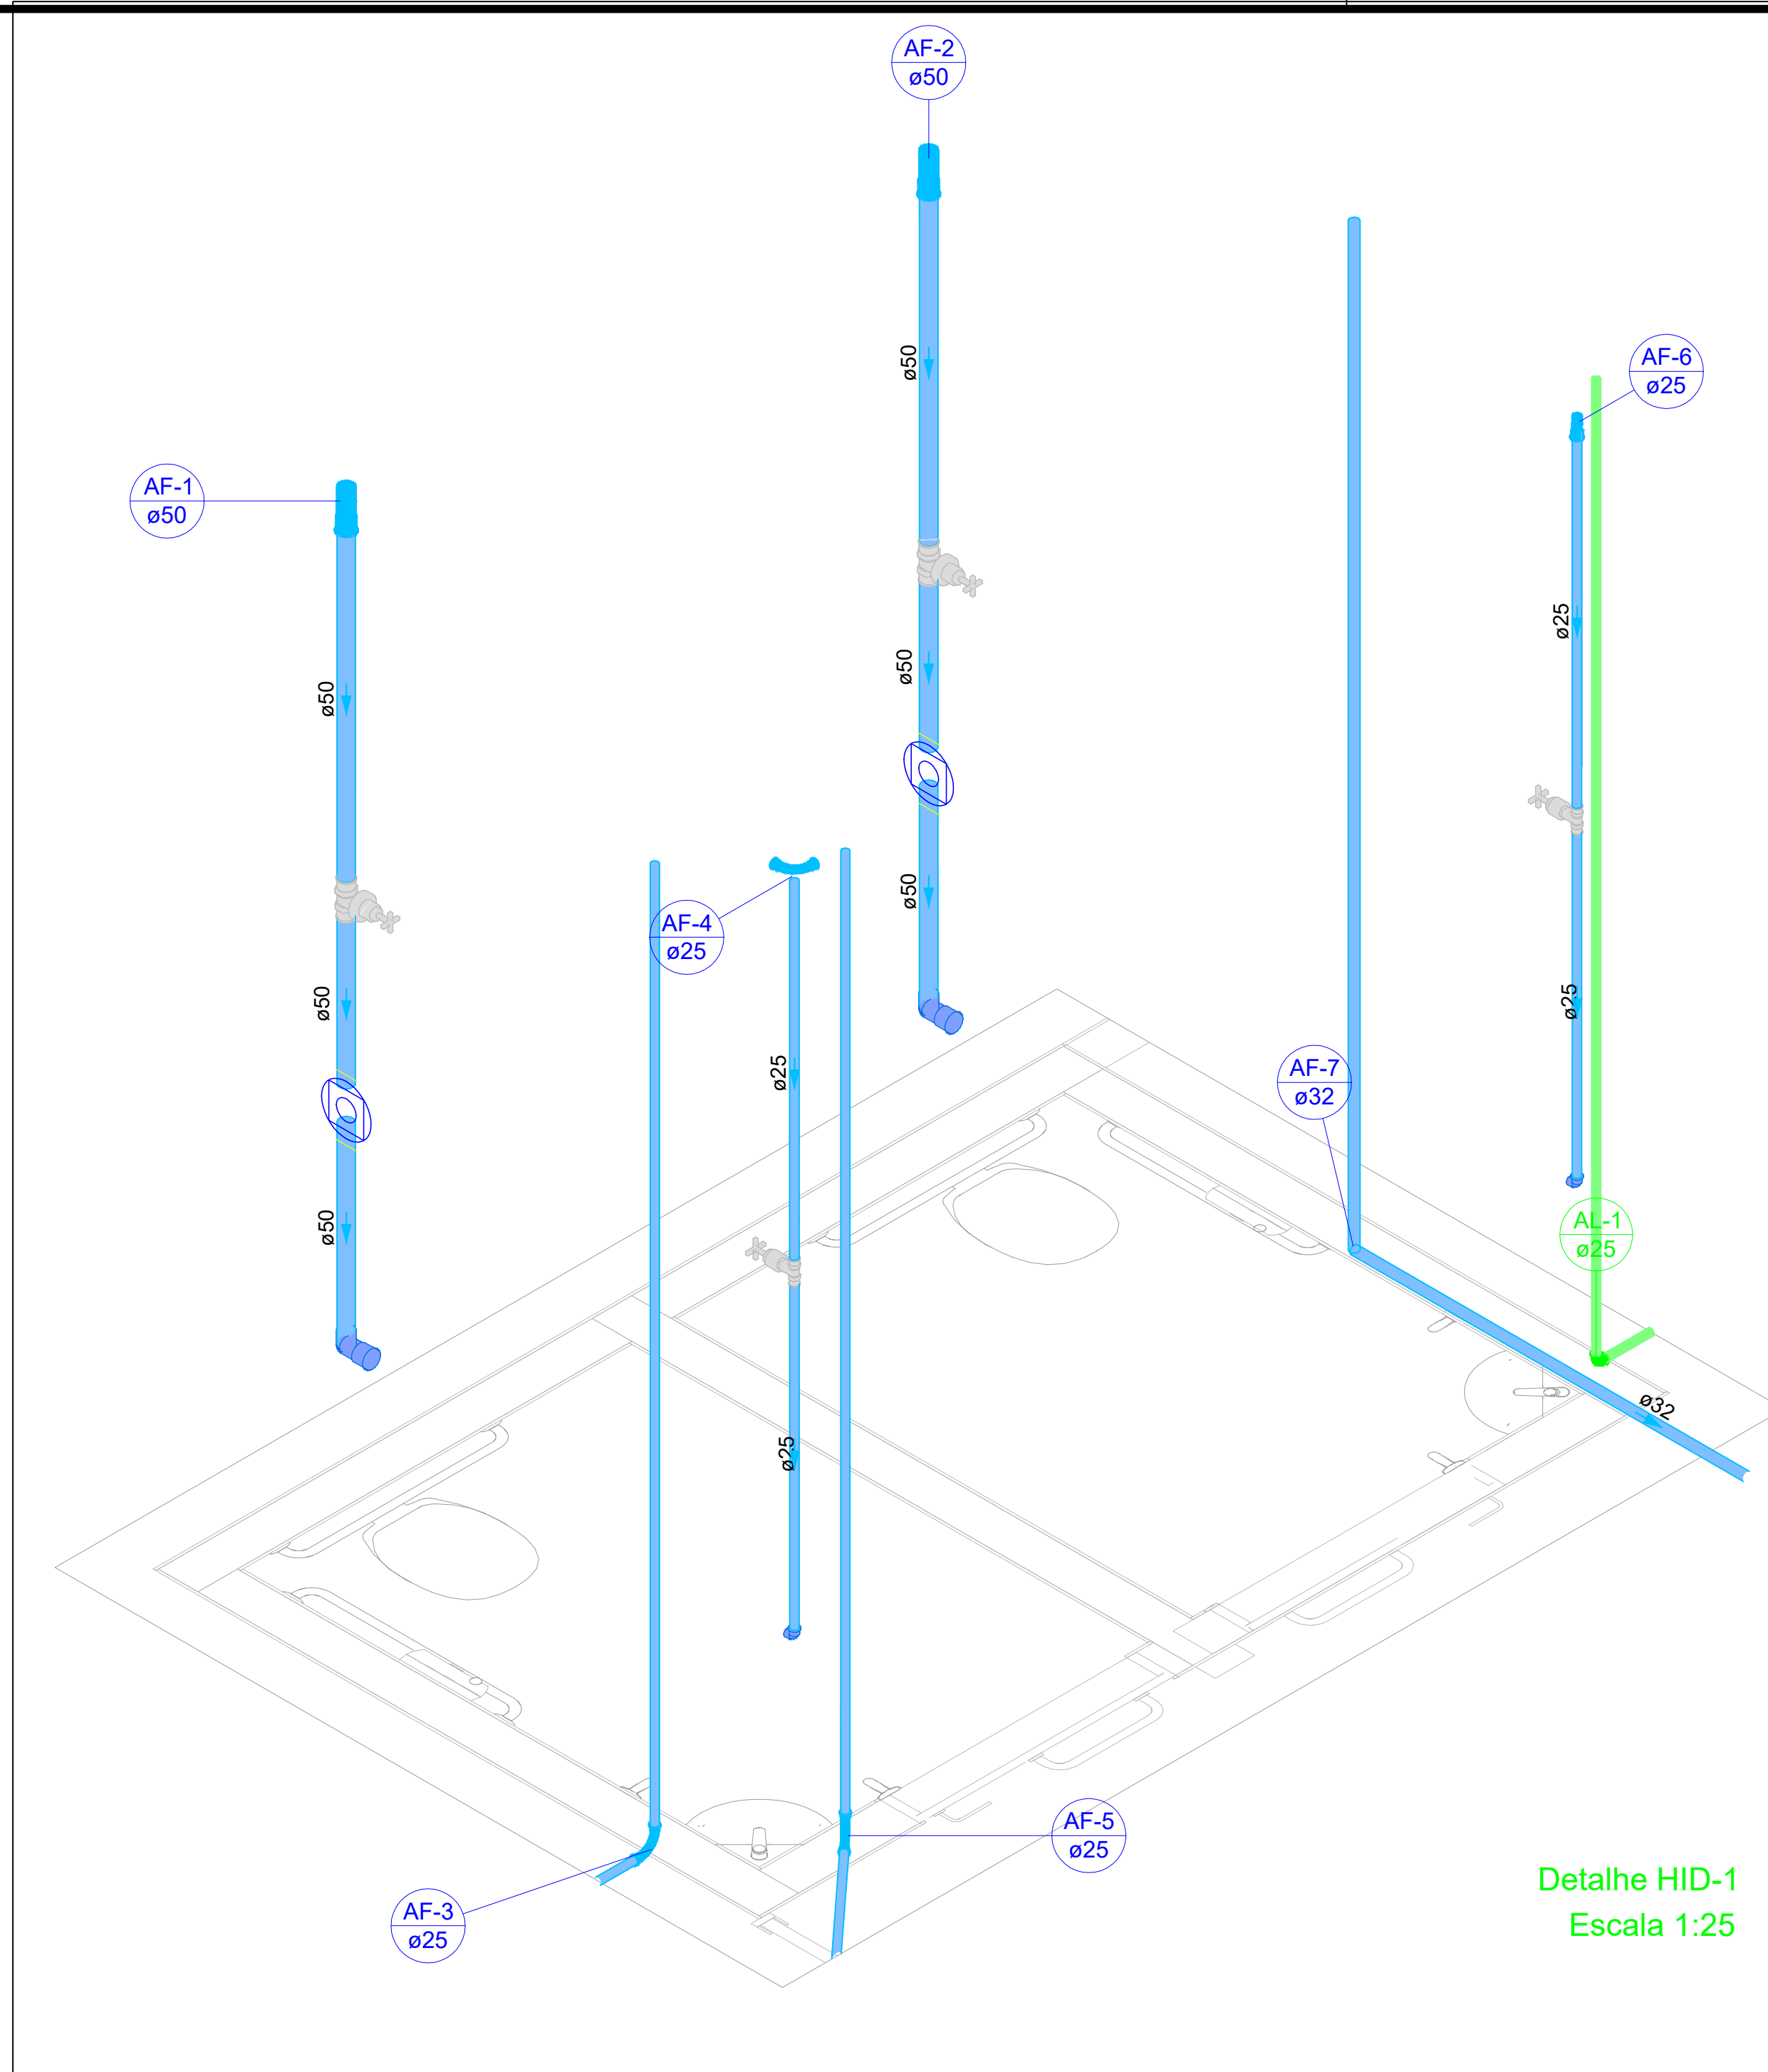

Detalhe HID-1
Escala 1:25

Lista de materiais - Térreo	
Alimentação	
PVC rígido soldável	
Joelho 90° soldável 25 mm	1 pc
Tubos 25 mm	0.92 m
Água fria	
Aparelho	
Torneira de lavatório 25 mm - 1/2"	2 pc
Vaso Sanitário p/ Válvula de Descarga de 1 1/2"	2 pc
Metals	
Registro de gaveta c/ canopla cromada 1.1/2"	2 pc
3/4"	2 pc
Válvula de descarga baixa pressão 1.1/2"	2 pc
PVC Acessórios	
Bolsa de ligação p/ vaso sanitário 1.1/2"	2 pc
Engate flexível plástico 1/2 - 30cm	2 pc
Tubo de descarga VDE. 38 mm	2 pc
Tubo de ligação latão cromado c/ canopla p/ vaso Sa. 38 mm	2 pc
PVC rígido soldável	
Adapt sold.curto c/bolsa-rosca p registro 25 mm - 3/4"	4 pc
50 mm - 1.1/2"	6 pc
Curva 90 soldável 25 mm	3 pc
Tubos 25 mm	13.47 m
32 mm	2.21 m
50 mm	3.92 m
PVC soldável azul c/ bucha latão	
Joelho de redução 90° soldável com bucha de latão 25 mm - 1/2"	2 pc


Lista de materiais - Térreo Corte 2	
Água fria	
Aparelho	
Torneira de Pia de Cozinha 25mm - 3/4"	1 pc
Metals	
Registro de gaveta c/ canopla cromada 3/4"	1 pc
PVC rígido soldável	
Adapt sold.curto c/bolsa-rosca p registro 25 mm - 3/4"	2 pc
Curva 90 soldável 25 mm	3 pc
Tubos 25 mm	7.92 m
PVC soldável azul c/ bucha latão	
Joelho 90° soldável com bucha de latão 25 mm - 3/4"	1 pc

Legenda de peças - Térreo Corte 2	
Aparelho	
Torneira de Pia de Cozinha 25mm - 3/4"	1pc
PVC soldável azul c/ bucha latão	
Joelho 90° soldável com bucha de latão 25 mm - 3/4"	1pc
Metals	
Registro de gaveta c/ canopla cromada 3/4"	1pc
PVC rígido soldável	
Adapt sold.curto c/bolsa-rosca p registro 25 mm - 3/4"	2pc
PVC rígido soldável	
Curva 90 soldável 25 mm	1pc

Detalhe COR 2
Escala 1:25

Lista de materiais - Térreo Corte 3	
Água fria	
Aparelho	
Torneira de Jardim 25 mm x 3/4"	1 pc
Metals	
Registro de gaveta c/ canopla cromada 3/4"	1 pc
PVC rígido soldável	
Adapt sold.curto c/bolsa-rosca p registro 25 mm - 3/4"	2 pc
Curva 90 soldável 25 mm	3 pc
Tubos 25 mm	7.4 m
PVC soldável azul c/ bucha latão	
Joelho 90° soldável com bucha de latão 25 mm - 3/4"	1 pc

Legenda de peças - Térreo Corte 3	
Aparelho	
Torneira de Jardim 25 mm x 3/4"	1pc
PVC soldável azul c/ bucha latão	
Joelho 90° soldável com bucha de latão 25 mm - 3/4"	1pc
Metals	
Registro de gaveta c/ canopla cromada 3/4"	1pc
PVC rígido soldável	
Adapt sold.curto c/bolsa-rosca p registro 25 mm - 3/4"	2pc
PVC rígido soldável	
Curva 90 soldável 25 mm	1pc

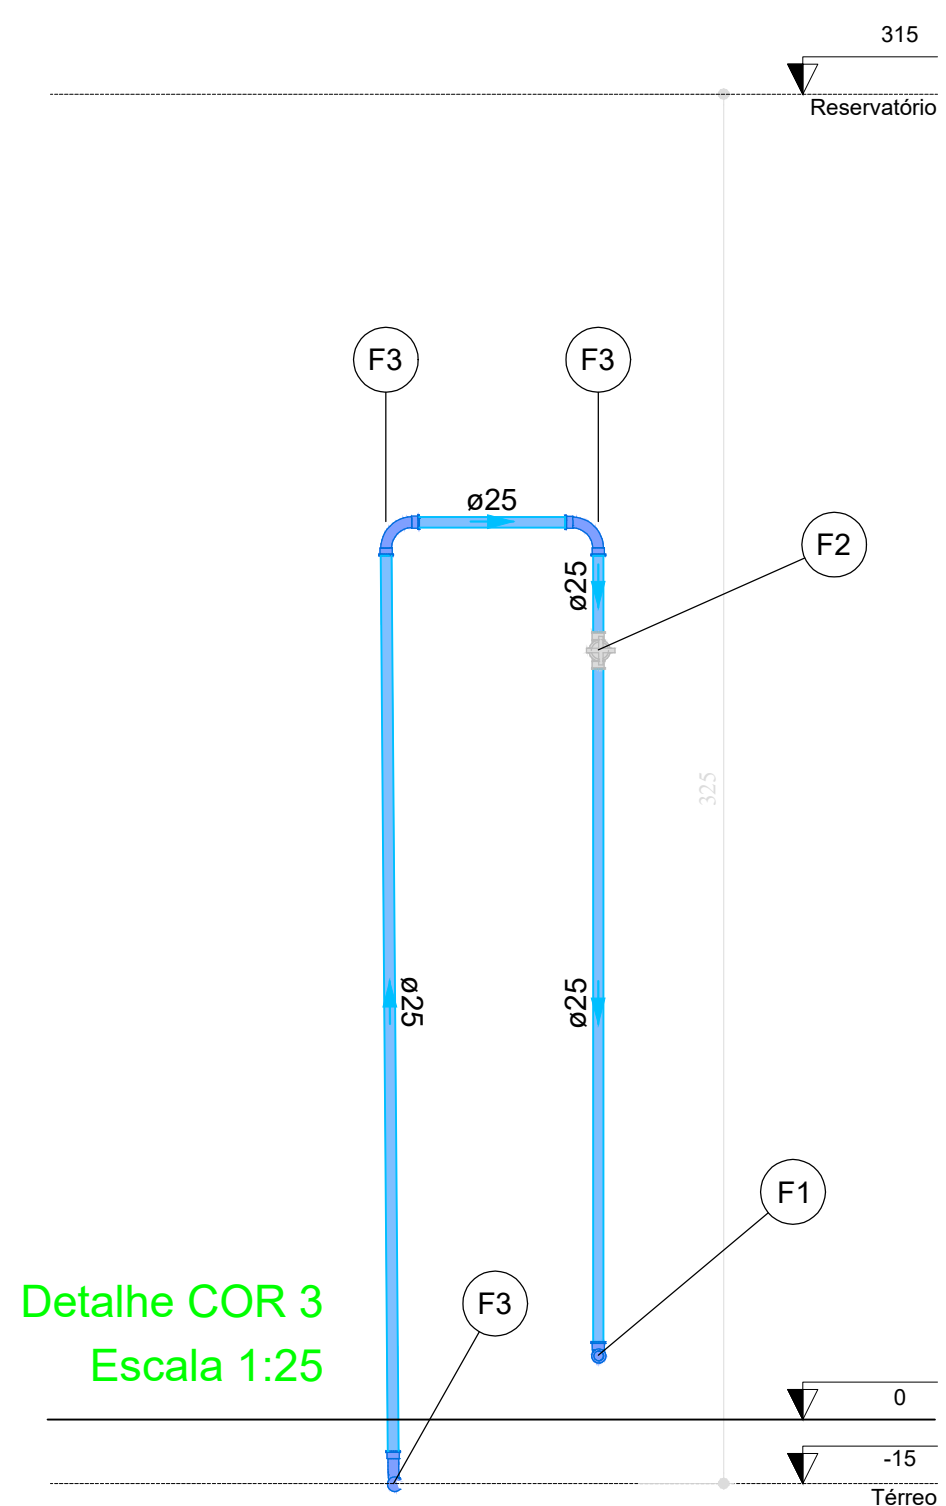

Detalhe COR 3
Escala 1:25

Lista de materiais - Térreo Corte 1 B	
Água fria	
Aparelho	
Torneira de lavatório 25 mm - 1/2"	1 pc
Metals	
Registro de gaveta c/ canopla cromada 3/4"	1 pc
PVC rígido soldável	
Engate flexível plástico 1/2 - 30cm	1 pc
PVC rígido soldável	
Adapt sold.curto c/bolsa-rosca p registro 25 mm - 3/4"	2 pc
Curva 90 soldável 25 mm	2 pc
Tubos 25 mm	6.42 m
PVC soldável azul c/ bucha latão	
Joelho de redução 90° soldável com bucha de latão 25 mm - 1/2"	1 pc

Legenda de peças - Térreo Corte 1 B	
Metals	
Registro de gaveta c/ canopla cromada 3/4"	1pc
PVC rígido soldável	
Adapt sold.curto c/bolsa-rosca p registro 25 mm - 3/4"	2pc
PVC rígido soldável	
Curva 90 soldável 25 mm	1pc
Aparelho	
Torneira de lavatório 25 mm - 1/2"	1pc
PVC Acessórios	
Engate flexível plástico 1/2 - 30cm	1pc
PVC soldável azul c/ bucha latão	
Joelho de redução 90° soldável com bucha de latão 25 mm - 1/2"	1pc


Detalhe COR 1 B
Escala 1:25

Lista de materiais - Térreo Corte 1 A	
Água fria	
Aparelho	
Vaso Sanitário p/ Válvula de Descarga de 1 1/2"	1 pc
40mm - 1 1/2"	
Metals	
Registro de gaveta c/ canopla cromada 1.1/2"	1 pc
Válvula de descarga baixa pressão 1.1/2"	1 pc
PVC Acessórios	
Bolsa de ligação p/ vaso sanitário 1.1/2"	1 pc
Tubo de descarga VDE. 38 mm	1 pc
Tubo de ligação latão cromado c/ canopla p/ vaso Sa. 38 mm	1 pc
PVC rígido soldável	
Adapt sold.curto c/bolsa-rosca p registro 50 mm - 1.1/2"	3 pc
Tubos 50 mm	1.96 m

Legenda de peças - Térreo Corte 1 A	
Aparelho	
Vaso Sanitário p/ Válvula de Descarga de 1 1/2"	1pc
40mm - 1 1/2"	
Metals	
Válvula de descarga baixa pressão 1.1/2"	1pc
PVC Acessórios	
Bolsa de ligação p/ vaso sanitário 1.1/2"	1pc
Tubo de descarga VDE. 38 mm	1pc
Tubo de ligação latão cromado c/ canopla p/ vaso Sa. 38 mm	1pc
PVC rígido soldável	
Adapt sold.curto c/bolsa-rosca p registro 50 mm - 1.1/2"	1pc
Metals	
Registro de gaveta c/ canopla cromada 1.1/2"	1pc
PVC rígido soldável	
Adapt sold.curto c/bolsa-rosca p registro 50 mm - 1.1/2"	2pc


Detalhe COR 1 A
Escala 1:25

		PROJETO HIDROSSANITÁRIO		PRANCHA:
ASSUNTO: PROJETO HIDROSSANITÁRIO - PRAÇA BUENO BRANDÃO		02/03		
TIPO DA OBRA: PRAÇA BUENO BRANDÃO		MUNICÍPIO DE OURO FINO - MG CNPJ: 18.671.271/0001-34		
ENDEREÇO: RUA SEN. JÚLIO BRANDÃO, OURO FINO-MG, 37.570-000		DATA: Julho/2023		ESCALA: INDICADA
AUTOR DO PROJETO: THIAGO ANTONIO LAVRATI ENG. CIVIL CREA-MT 031348		REVISÃO: 00		

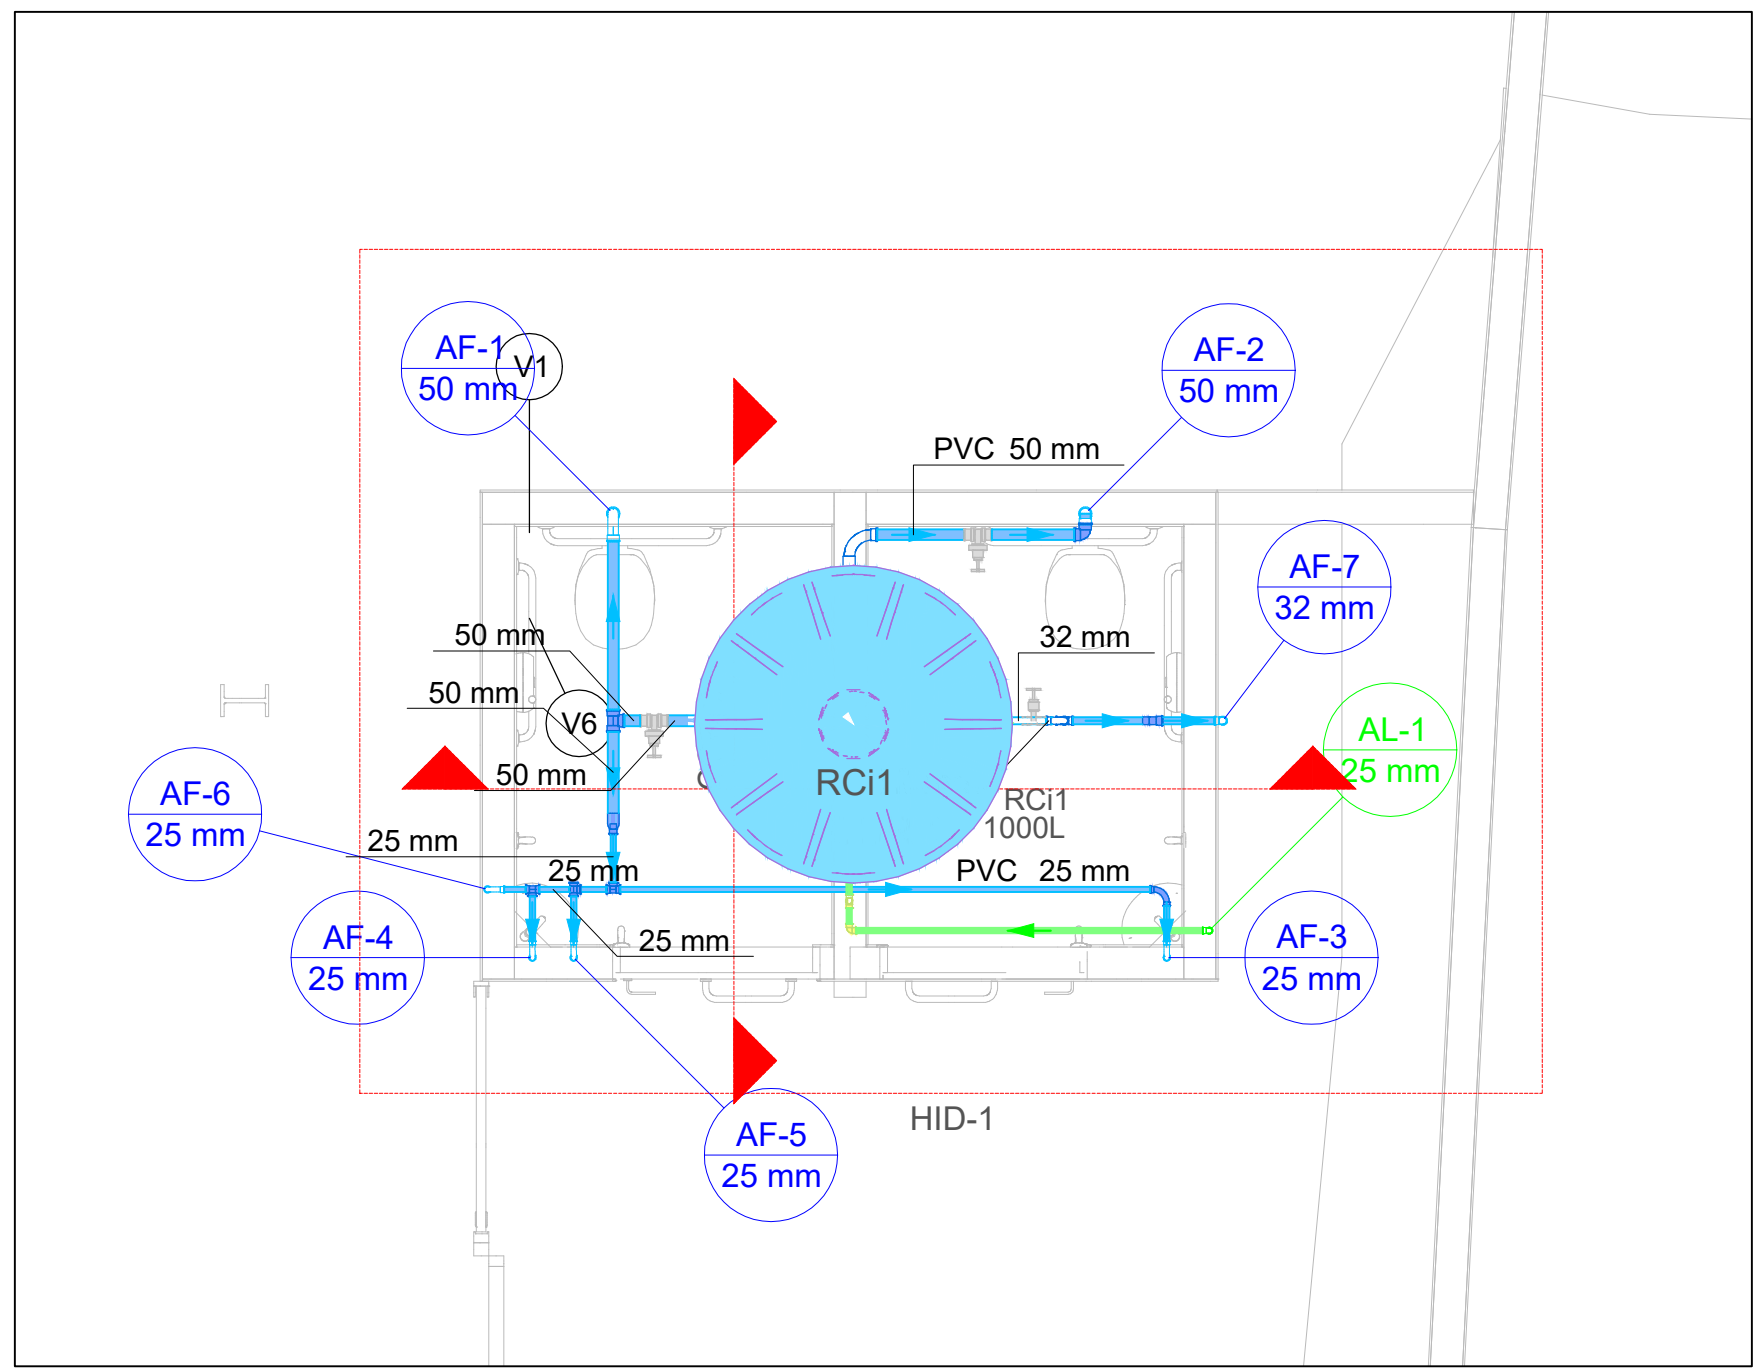

Lista de materiais - Cobertura	
Alimentação	
Metals	
Valvula de retenção vertical 3/4"	1 pç
PVC rígido soldável	
Adapt sold.curto c/bolsa-rosca p registro 25 mm - 3/4"	2 pç
Joelho 90° soldável 25 mm	4 pç
Tubos 25 mm	5.67 m
Água fria	
Metals	
Registro de gaveta c/ canopla cromada 1"	1 pç
1.1/2"	2 pç
PVC rígido soldável	
Adapt sold.curto c/bolsa-rosca p registro 32 mm - 1"	2 pç
50 mm - 1.1/2"	4 pç
Bucha de redução sold. longa 50 mm - 25 mm	1 pç
Curva 90 soldável 25 mm	5 pç
32 mm	1 pç
50 mm	2 pç
Joelho 90° soldável 32 mm	1 pç
50 mm	2 pç
Luva soldável 32 mm	1 pç
Tubos 25 mm	10.94 m
32 mm	5.18 m
50 mm	2.77 m
Tê 90 soldável 25 mm	3 pç
32 mm	1 pç
50 mm	1 pç
Reservatório cilíndrico Polietileno 1000 L	1 pç


PLANTA BAIXA INSTALAÇÕES HIDRÁULICAS PAV. RESERVATÓRIO
ESCALA 1:50

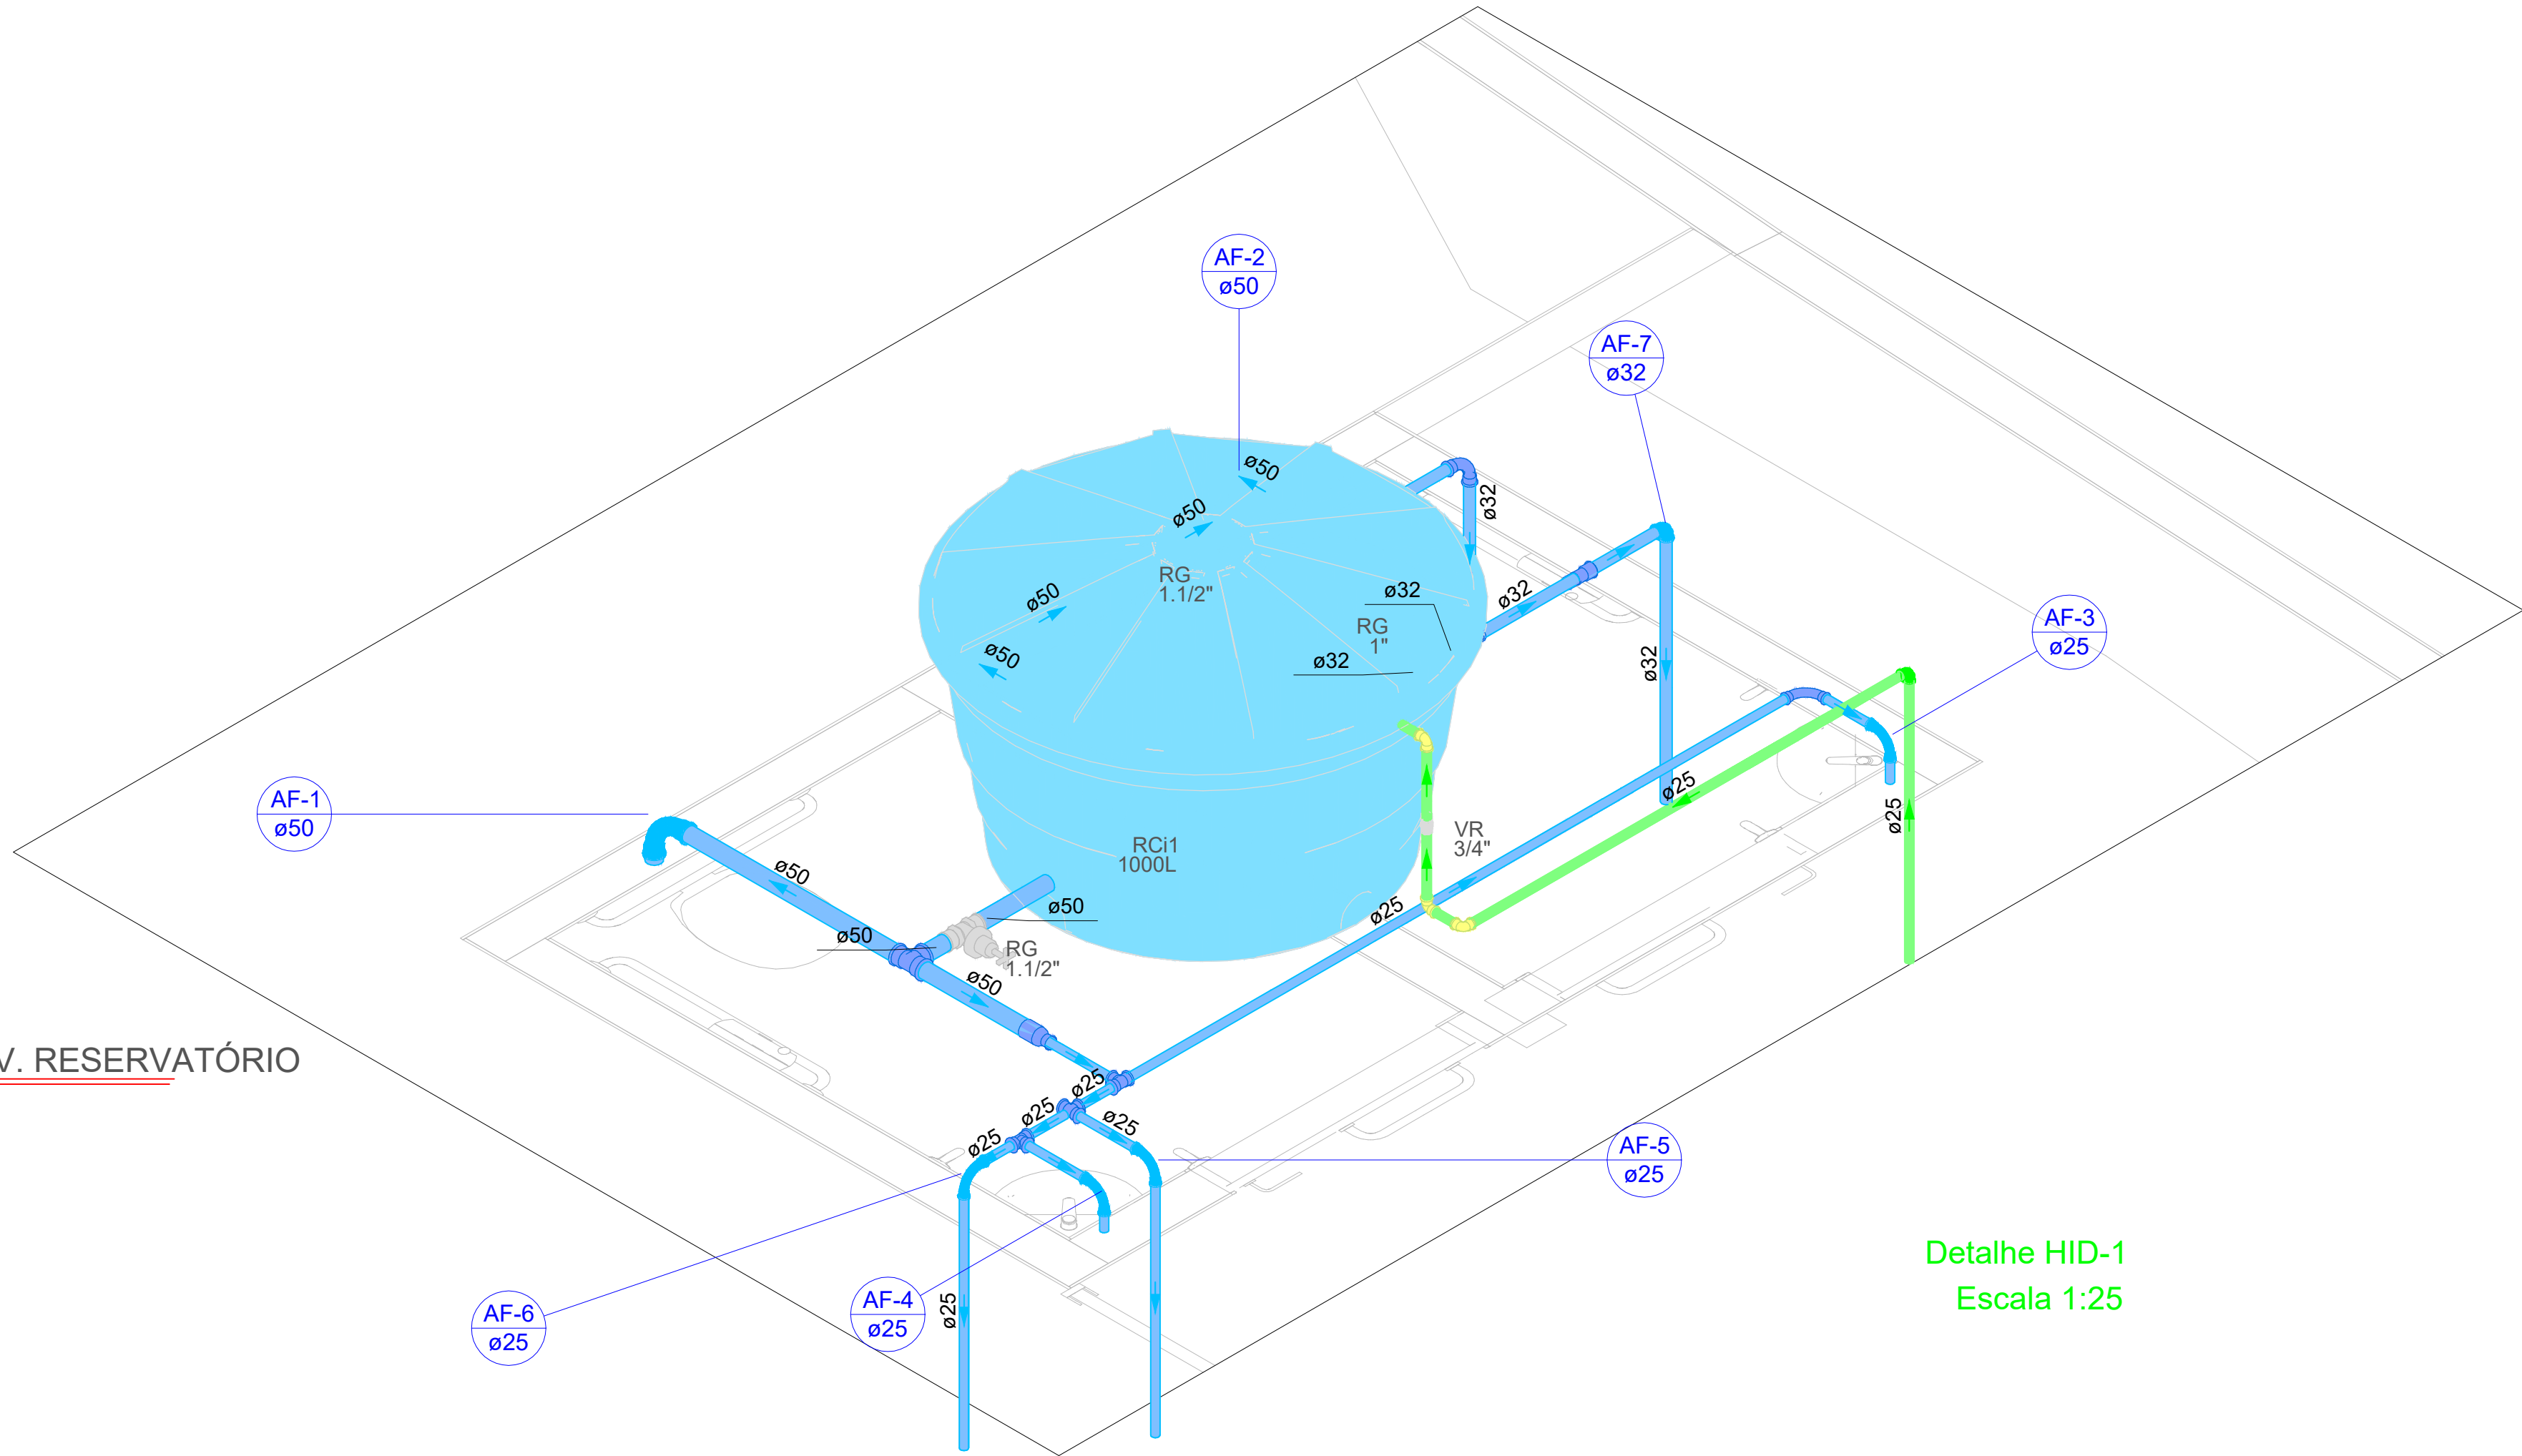

Detalhe HID-1
Escala 1:25

Lista de materiais - Cobertura	
Alimentação	
Metals	
Valvula de retenção vertical 3/4"	1 pç
PVC rígido soldável	
Adapt sold.curto c/bolsa-rosca p registro 25 mm - 3/4"	2 pç
Joelho 90° soldável 25 mm	4 pç
Tubos 25 mm	5.67 m
Água fria	
Metals	
Registro de gaveta c/ canopla cromada 1"	1 pç
1.1/2"	2 pç
PVC rígido soldável	
Adapt sold.curto c/bolsa-rosca p registro 32 mm - 1"	2 pç
50 mm - 1.1/2"	4 pç
Bucha de redução sold. longa 50 mm - 25 mm	1 pç
Curva 90 soldável 25 mm	5 pç
32 mm	1 pç
50 mm	4 pç
Joelho 90° soldável 32 mm	1 pç
Luva soldável 32 mm	1 pç
Tubos 25 mm	10.94 m
32 mm	5.18 m
50 mm	2.48 m
Tê 90 soldável 25 mm	3 pç
32 mm	1 pç
50 mm	1 pç
Reservatório cilíndrico Polietileno 1000 L	1 pç

Legenda detalhada - Térreo	
Alimentador Predial	
Metals	
Registro de esfera 3/4"	1pç
PVC misto soldável	
Colar de tomada em PVC 3/4"	1pç
Joelho 90 soldável c/ rosca 25 mm - 3/4"	1pç
PVC rígido soldável	
Adapt sold.curto c/bolsa-rosca p registro 25 mm - 3/4"	1pç
Hidrômetros	
Metals	
Registro esfera borboleta bruto PVC 3/4"	1pç
PVC misto soldável	
Joelho 90 soldável c/ rosca 25 mm - 3/4"	3pç
PVC rígido soldável	
Tubos 3/4"	0.28m
PVC rígido soldável	
Adapt sold.curto c/bolsa-rosca p registro 25 mm - 3/4"	1pç
Joelho 90° soldável 25 mm	1pç
Tubos 25 mm	0.85m
Registro de gaveta c/canopla cromada c/PVC soldável	
Metals	
Registro de gaveta c/ canopla cromada 3/4"	1pç
PVC rígido soldável	
Adapt sold.curto c/bolsa-rosca p registro 25 mm - 3/4"	2pç
Valvula de descarga c/PVC soldável	
Metals	
Válvula de descarga baixa pressão 1.1/2"	1pç
PVC Acessórios	
Bolsa de ligação p/ vaso sanitário 1.1/2"	1pç
Tubo de descarga VDE 38 mm	1pç
Tubo de ligação latão cromado c/ canopla p/ vaso Sa. 38 mm	1pç
PVC rígido soldável	
Adapt sold.curto c/bolsa-rosca p registro 50 mm - 1.1/2"	1pç

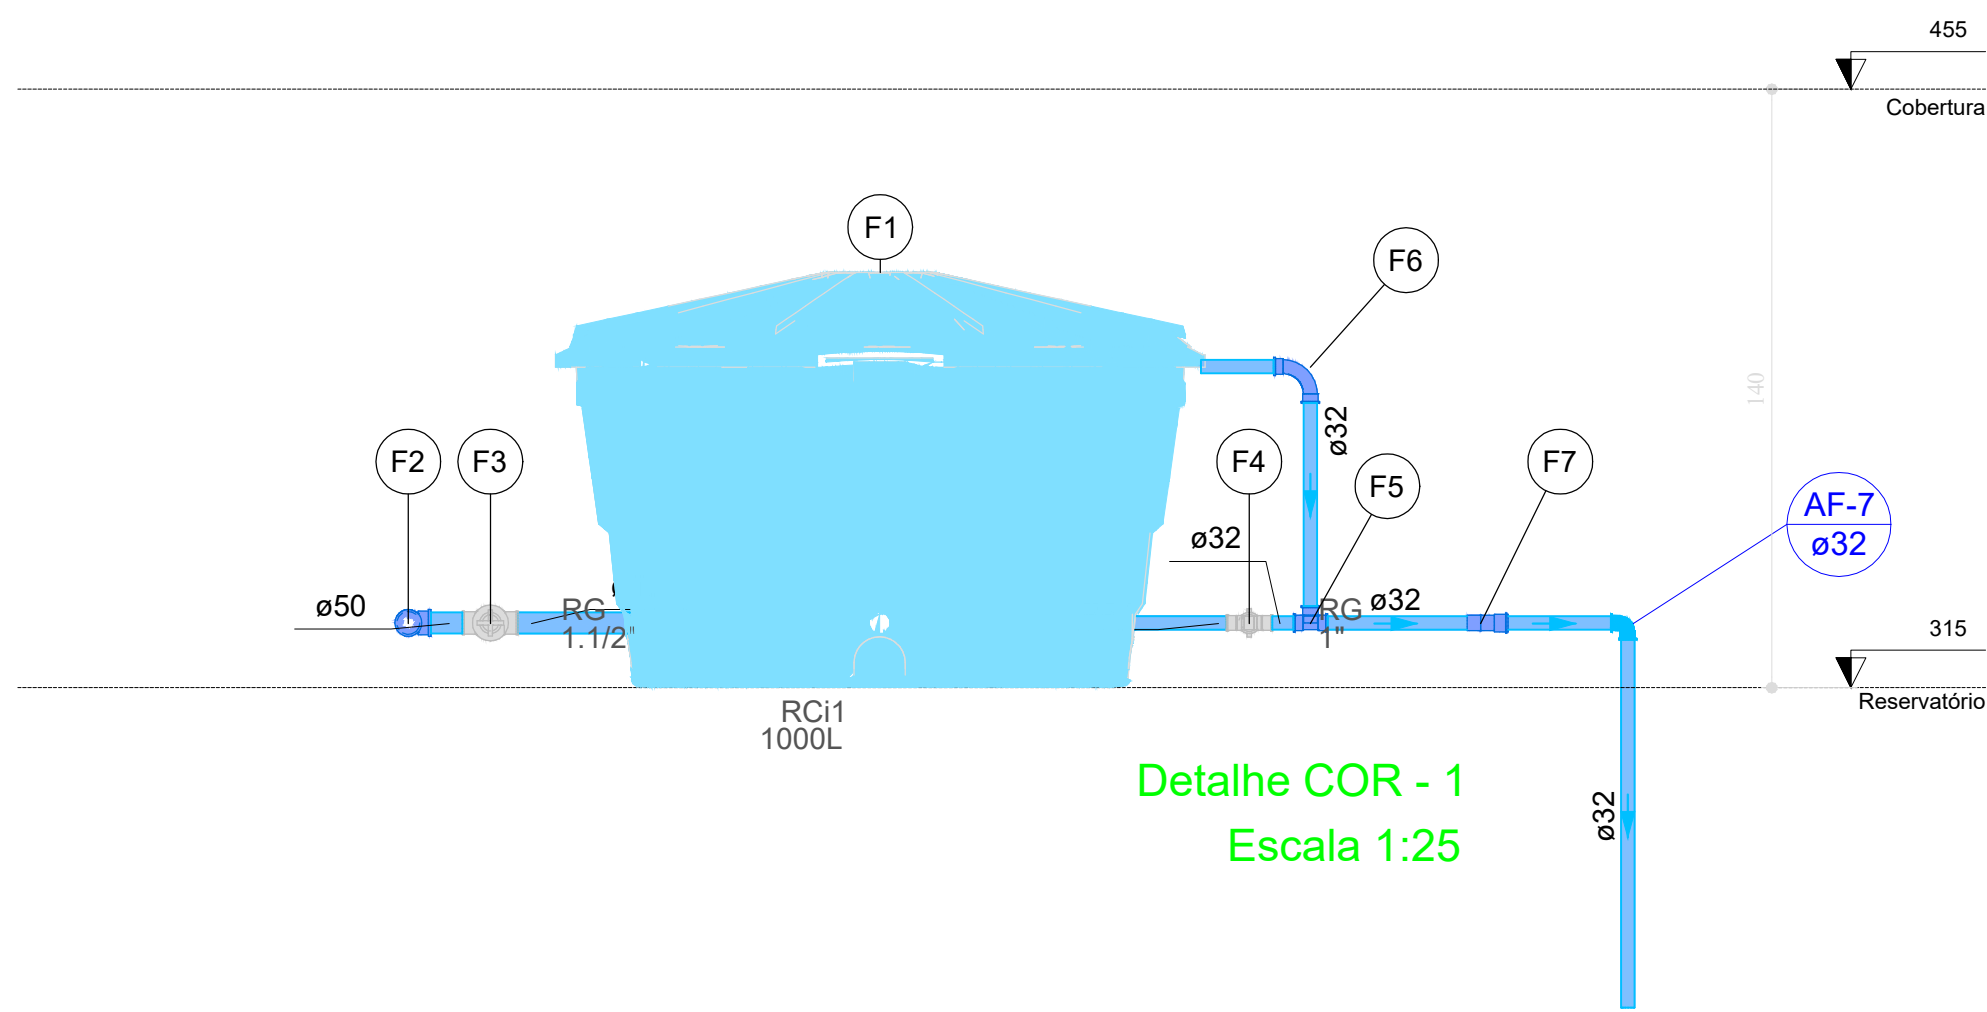

Detalhe COR - 1
Escala 1:25


Legenda de peças - Cobertura	
Reservatório cilíndrico	
F1 Polietileno 1000 L	1pç
PVC rígido soldável	
F2 Tê 90 soldável 50 mm	1pç
Metals	
F3 Registro de gaveta c/ canopla cromada 1.1/2"	1pç
PVC rígido soldável	
F4 Adapt sold.curto c/bolsa-rosca p registro 50 mm - 1.1/2"	2pç
Metals	
F5 Registro de gaveta c/ canopla cromada 1"	1pç
PVC rígido soldável	
F6 Adapt sold.curto c/bolsa-rosca p registro 32 mm - 1"	2pç
PVC rígido soldável	
F7 Tê 90 soldável 32 mm	1pç
PVC rígido soldável	
F8 Curva 90 soldável 32 mm	1pç
PVC rígido soldável	
F9 Luva soldável 32 mm	1pç

Lista de materiais - Cobertura	
Água fria	
Metals	
Registro de gaveta c/ canopla cromada 1"	1 pç
1.1/2"	1 pç
PVC rígido soldável	
Adapt sold.curto c/bolsa-rosca p registro 32 mm - 1"	2 pç
50 mm - 1.1/2"	2 pç
Curva 90 soldável 32 mm	1 pç
Joelho 90° soldável 32 mm	1 pç
Luva soldável 32 mm	1 pç
Tubos 32 mm	5.18 m
50 mm	1.59 m
Tê 90 soldável 32 mm	1 pç
50 mm	1 pç
Reservatório cilíndrico Polietileno 1000 L	1 pç

Legenda de condutos - Piso	
Água fria	
Alimentação	

Legenda de colunas	
AF-xx DNxx	COLUNA DE ÁGUA FRIA DIÂMETRO NOMINAL (DN) - INDICADO
AL-xx DNxx	COLUNA DA ALIMENTAÇÃO DIÂMETRO NOMINAL (DN) - INDICADO
EL-xx DNxx	COLUNA DE MANUTENÇÃO DIÂMETRO NOMINAL (DN) - INDICADO

Legenda detalhada - Cobertura	
Registro de gaveta c/canopla cromada c/PVC soldável	
Metals	
Registro de gaveta c/ canopla cromada 1"	1pç
PVC rígido soldável	
Adapt sold.curto c/bolsa-rosca p registro 32 mm - 1"	2pç
Valvula de retenção vertical c/ PVC soldável	
Metals	
Valvula de retenção vertical 3/4"	1pç
PVC rígido soldável	
Adapt sold.curto c/bolsa-rosca p registro 25 mm - 3/4"	2pç

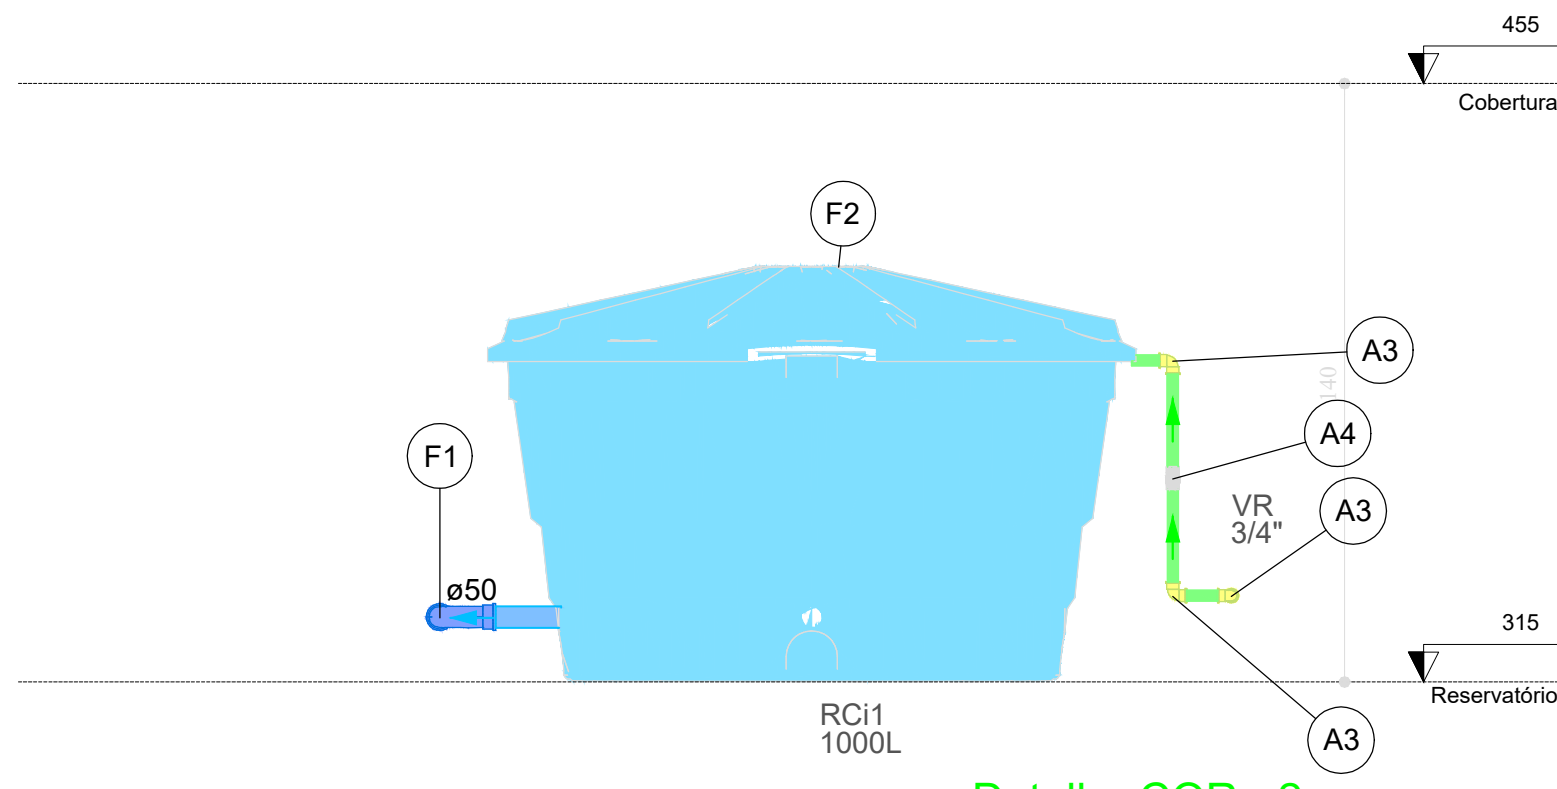

Detalhe COR - 2
Escala 1:25

Lista de materiais - Cobertura	
Alimentação	
Metals	
Valvula de retenção vertical 3/4"	1 pç
PVC rígido soldável	
Adapt sold.curto c/bolsa-rosca p registro 25 mm - 3/4"	2 pç
Joelho 90° soldável 25 mm	3 pç
Tubos 25 mm	2.26 m
Água fria	
PVC rígido soldável	
Curva 90 soldável 50 mm	1 pç
Tubos 25 mm	2.54 m
50 mm	0.52 m
Reservatório cilíndrico Polietileno 1000 L	1 pç

Legenda de peças - Cobertura	
PVC rígido soldável	
A3 Joelho 90° soldável 25 mm	1pç
Metals	
A4 Valvula de retenção vertical 3/4"	1pç
PVC rígido soldável	
A5 Adapt sold.curto c/bolsa-rosca p registro 25 mm - 3/4"	2pç
PVC rígido soldável	
F1 Curva 90 soldável 50 mm	1pç
Reservatório cilíndrico	
F2 Polietileno 1000 L	1pç

		PROJETO HIDROSSANITÁRIO		PRANCHA: 03/03
ASSUNTO:		PROJETO HIDROSSANITÁRIO - PRAÇA BUENO BRANDÃO		
TIPO DA OBRA:		PRAÇA BUENO BRANDÃO		
ENDEREÇO: RUA SEN. JÚLIO BRANDÃO, OURO FINO-MG, 37.570-000				
MUNICÍPIO DE OURO FINO - MG CNPJ: 18.671.271/0001-34		DATA: Julho/2023	ESCALA: INDICADA	REVISÃO: 00
AUTOR DO PROJETO: THIAGO ANTONIO LAVRATI ENG. CIVIL CREA-MT 031348				